

Poświadczam, że niniejszy dokument został opracowany w wyniku prac geodezyjnych i kartograficznych, których rezultaty zawiera operat techniczny pozytywnie zweryfikowany. Jednocześnie informuję, że jestem świadomy odpowiedzialności karnej za złożenie fałszywego oświadczenia.	
Identyfikator zgłoszenia prac geodezyjnych	6640.56.2023
Organ służby geodezyjnej, który otrzymał zgłoszenie	Starosta Powiatu Chełmskiego
Wykonawca prac geodezyjnych	Geo-Centrum Natalia Pastuszek
Nr oraz data sporządzenia dokumentu zawierającego wynik pozytywnej weryfikacji	Protokół weryfikacji nr 6640.56.2023_19716 z dnia 24.03.2023
Imię i nazwisko oraz nr uprawnień zawodowych kierownika prac	Natalia Pastuszek Nr uprawnień 22758

**GEODETA UPRAWNIONY**  
inż. Natalia Pastuszek  
Upewnienia Głównego Geodety Kraju  
Nr 22758  
(podpis nieczytelny)


MAPA DO CELÓW PROJEKTOWYCH  
SKALA 1:500  
NAZWA MIEJSCOWOŚCI: RUDKA  
Sekcje mapy: 8.149.15.20.1.2; 8.149.15.15.3.4  
Układ współrzędnych prostokątnych płaskich "2000"  
Układ wysokościowy "Kronsztad 86"

Wykonanie niniejszej mapy nie było poprzedzone ustaleniami dotyczącymi ewentualnych służebności gruntowych wykazanych w KW obciążających grunty położone w granicach projektowanej inwestycji budowlanej.  
Nie wyklucza się istnienia w terenie przewodów uzbrojenia podziemnego, które nie zostały zgłoszone do inwentaryzacji geodezyjnej.  
Kolorem zielonym oznaczono granice obszaru, który był przedmiotem aktualizacji.  
Nr zgłoszenia 6640.56.2023  
Wykonano dn. 22.03.2023

Województwo: lubelskie  
Powiat: chełmski  
Jednostka ewidencyjna: 060303\_2. Chełm  
Obręb: 060303\_2.0024 Rudka  
Działka: 92, 93, 94/4, 107



Za zgodność z treścią mapy zasadniczej  
zweryfikowanej przez PODGIK w Chełmie  
pod nr 6640.56.2023\_19716 z dnia 24.03.2023r.

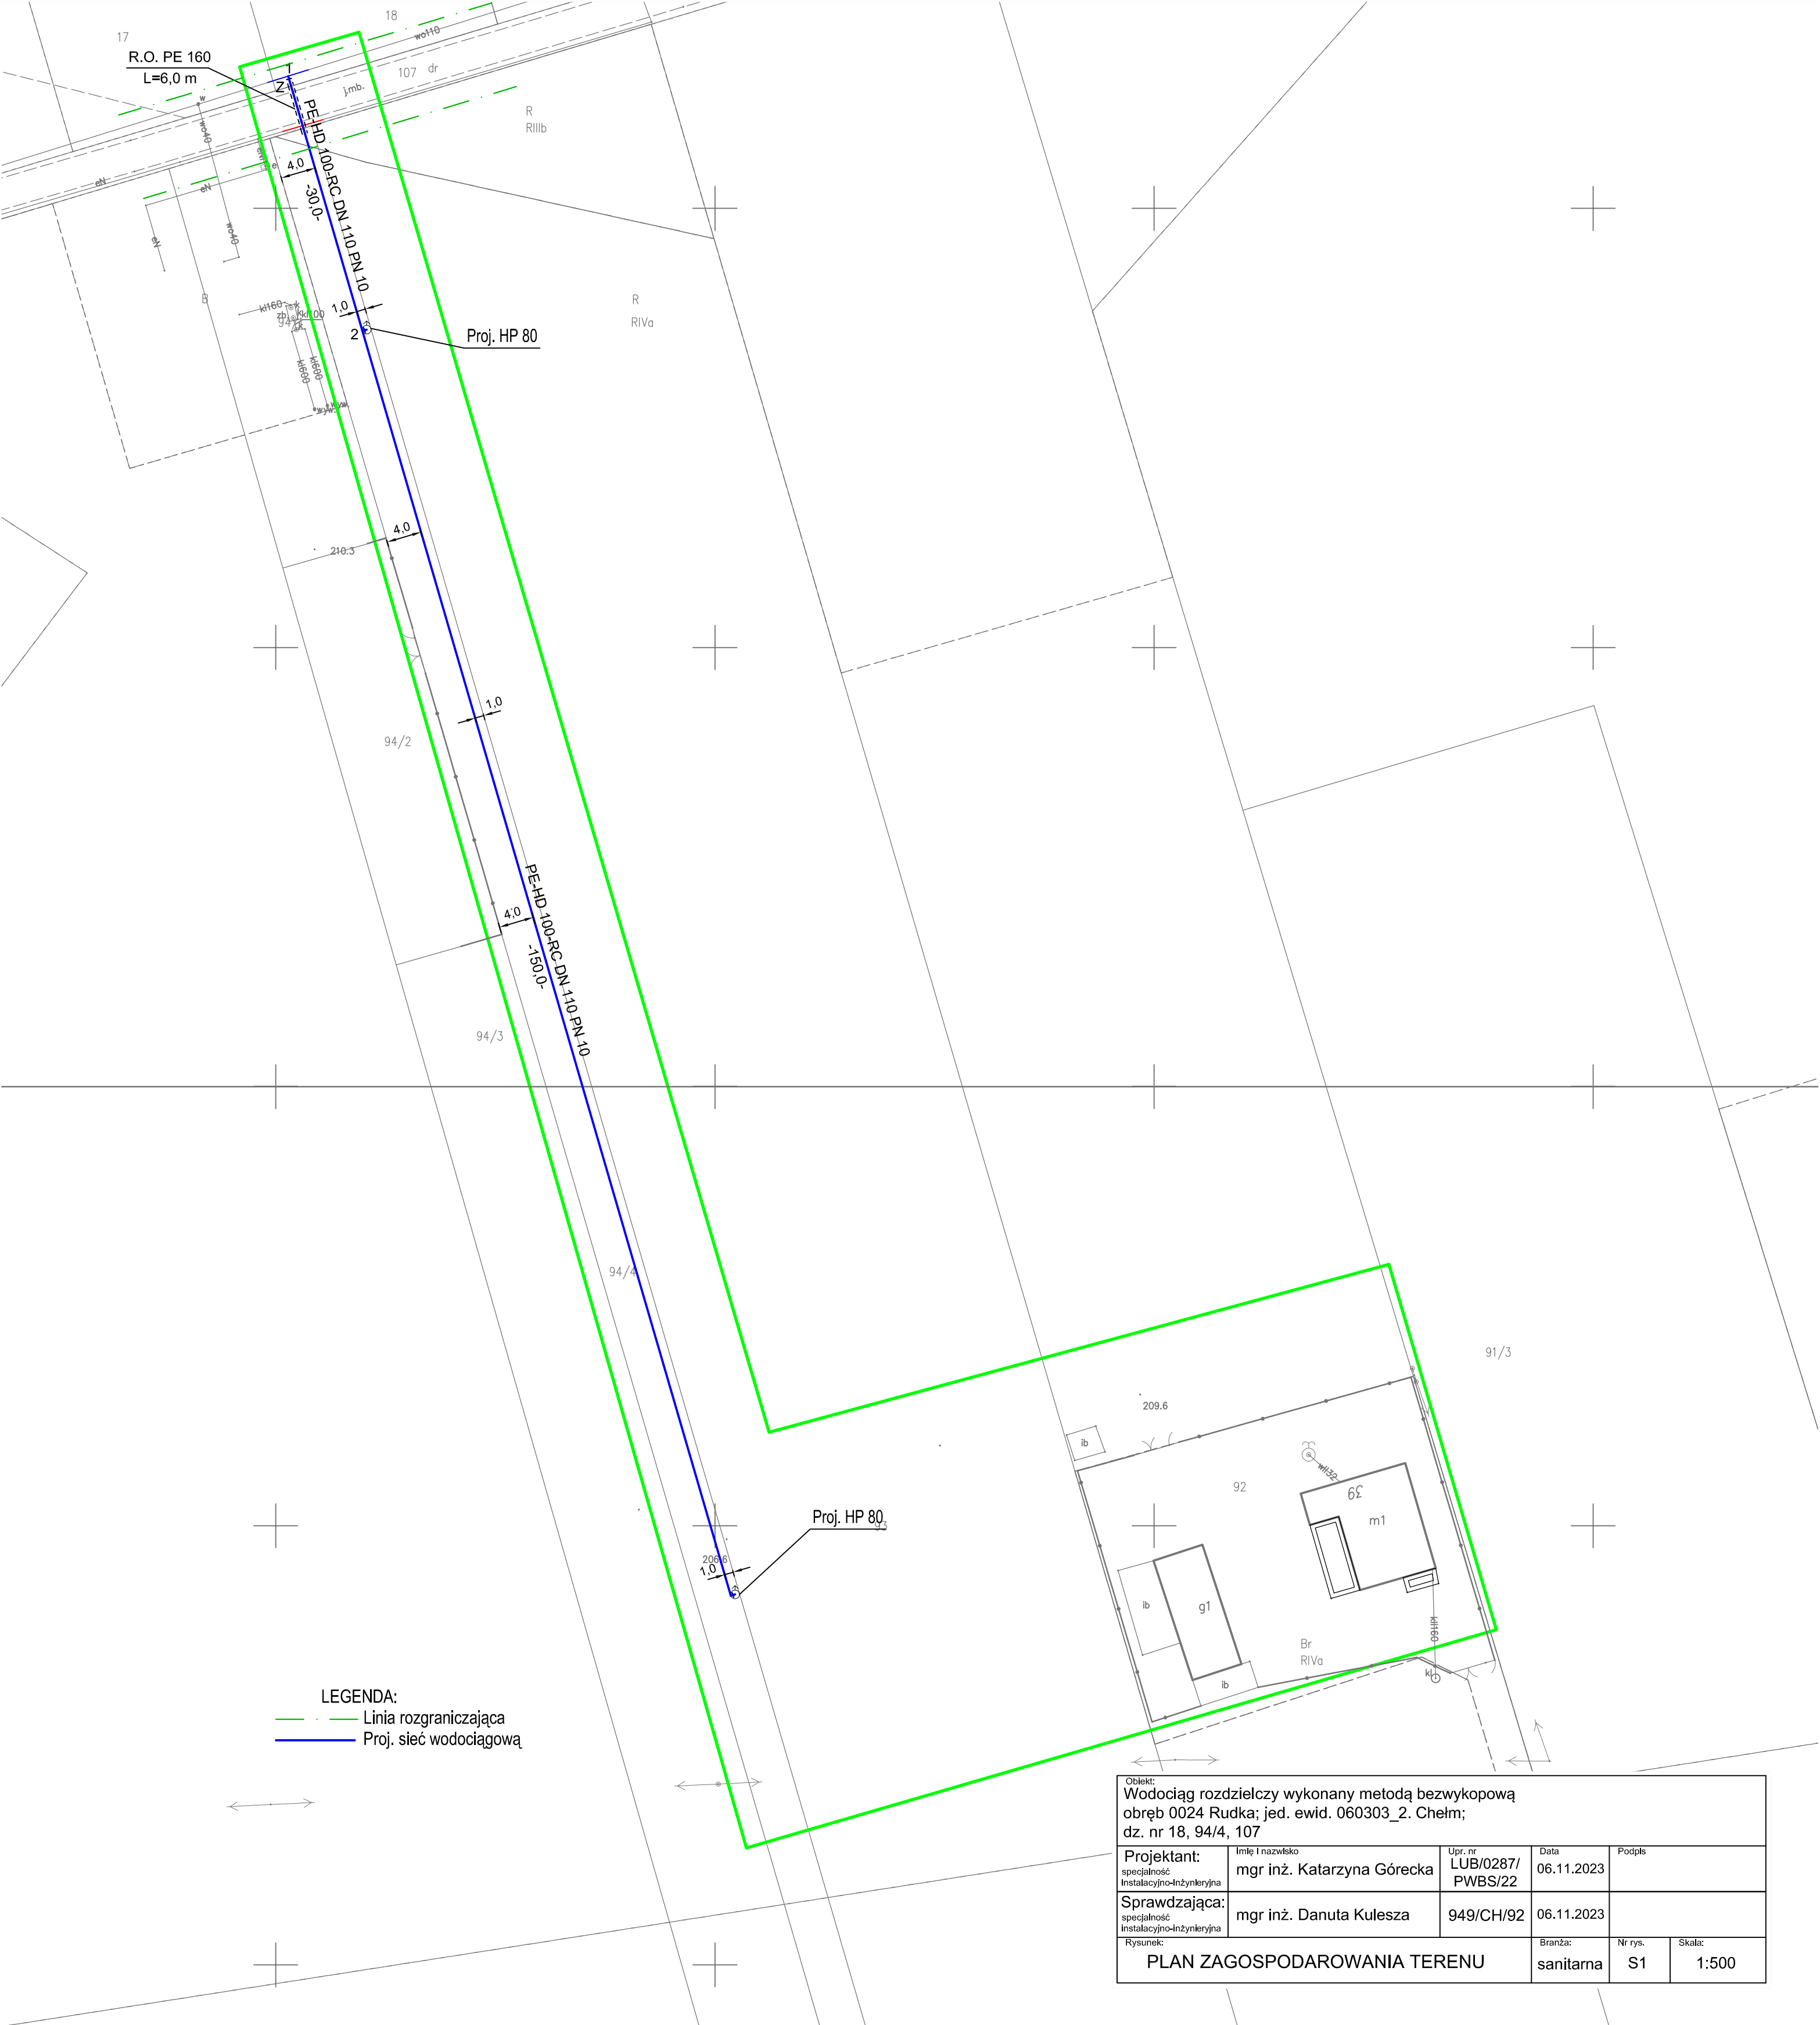

Objekt: Wodociąg rozdzielczy wykonany metodą bezwykopową obręb 0024 Rudka; jed. ewid. 060303_2. Chełm; dz. nr 18, 94/4, 107				
Projektant: specjalność Instalacyjno-Inżynierska	Imię i nazwisko mgr inż. Katarzyna Górecka	Upr. nr LUB/0287/ PWBS/22	Data 06.11.2023	Podpis
Sprawdzająca: specjalność Instalacyjno-Inżynierska	mgr inż. Danuta Kulesza	949/CH/92	06.11.2023	
Rysunek: PLAN ZAGOSPODAROWANIA TERENU			Branża: sanitarna	Nr rys. S1
			Skala: 1:500	