


# RZUT DACHU

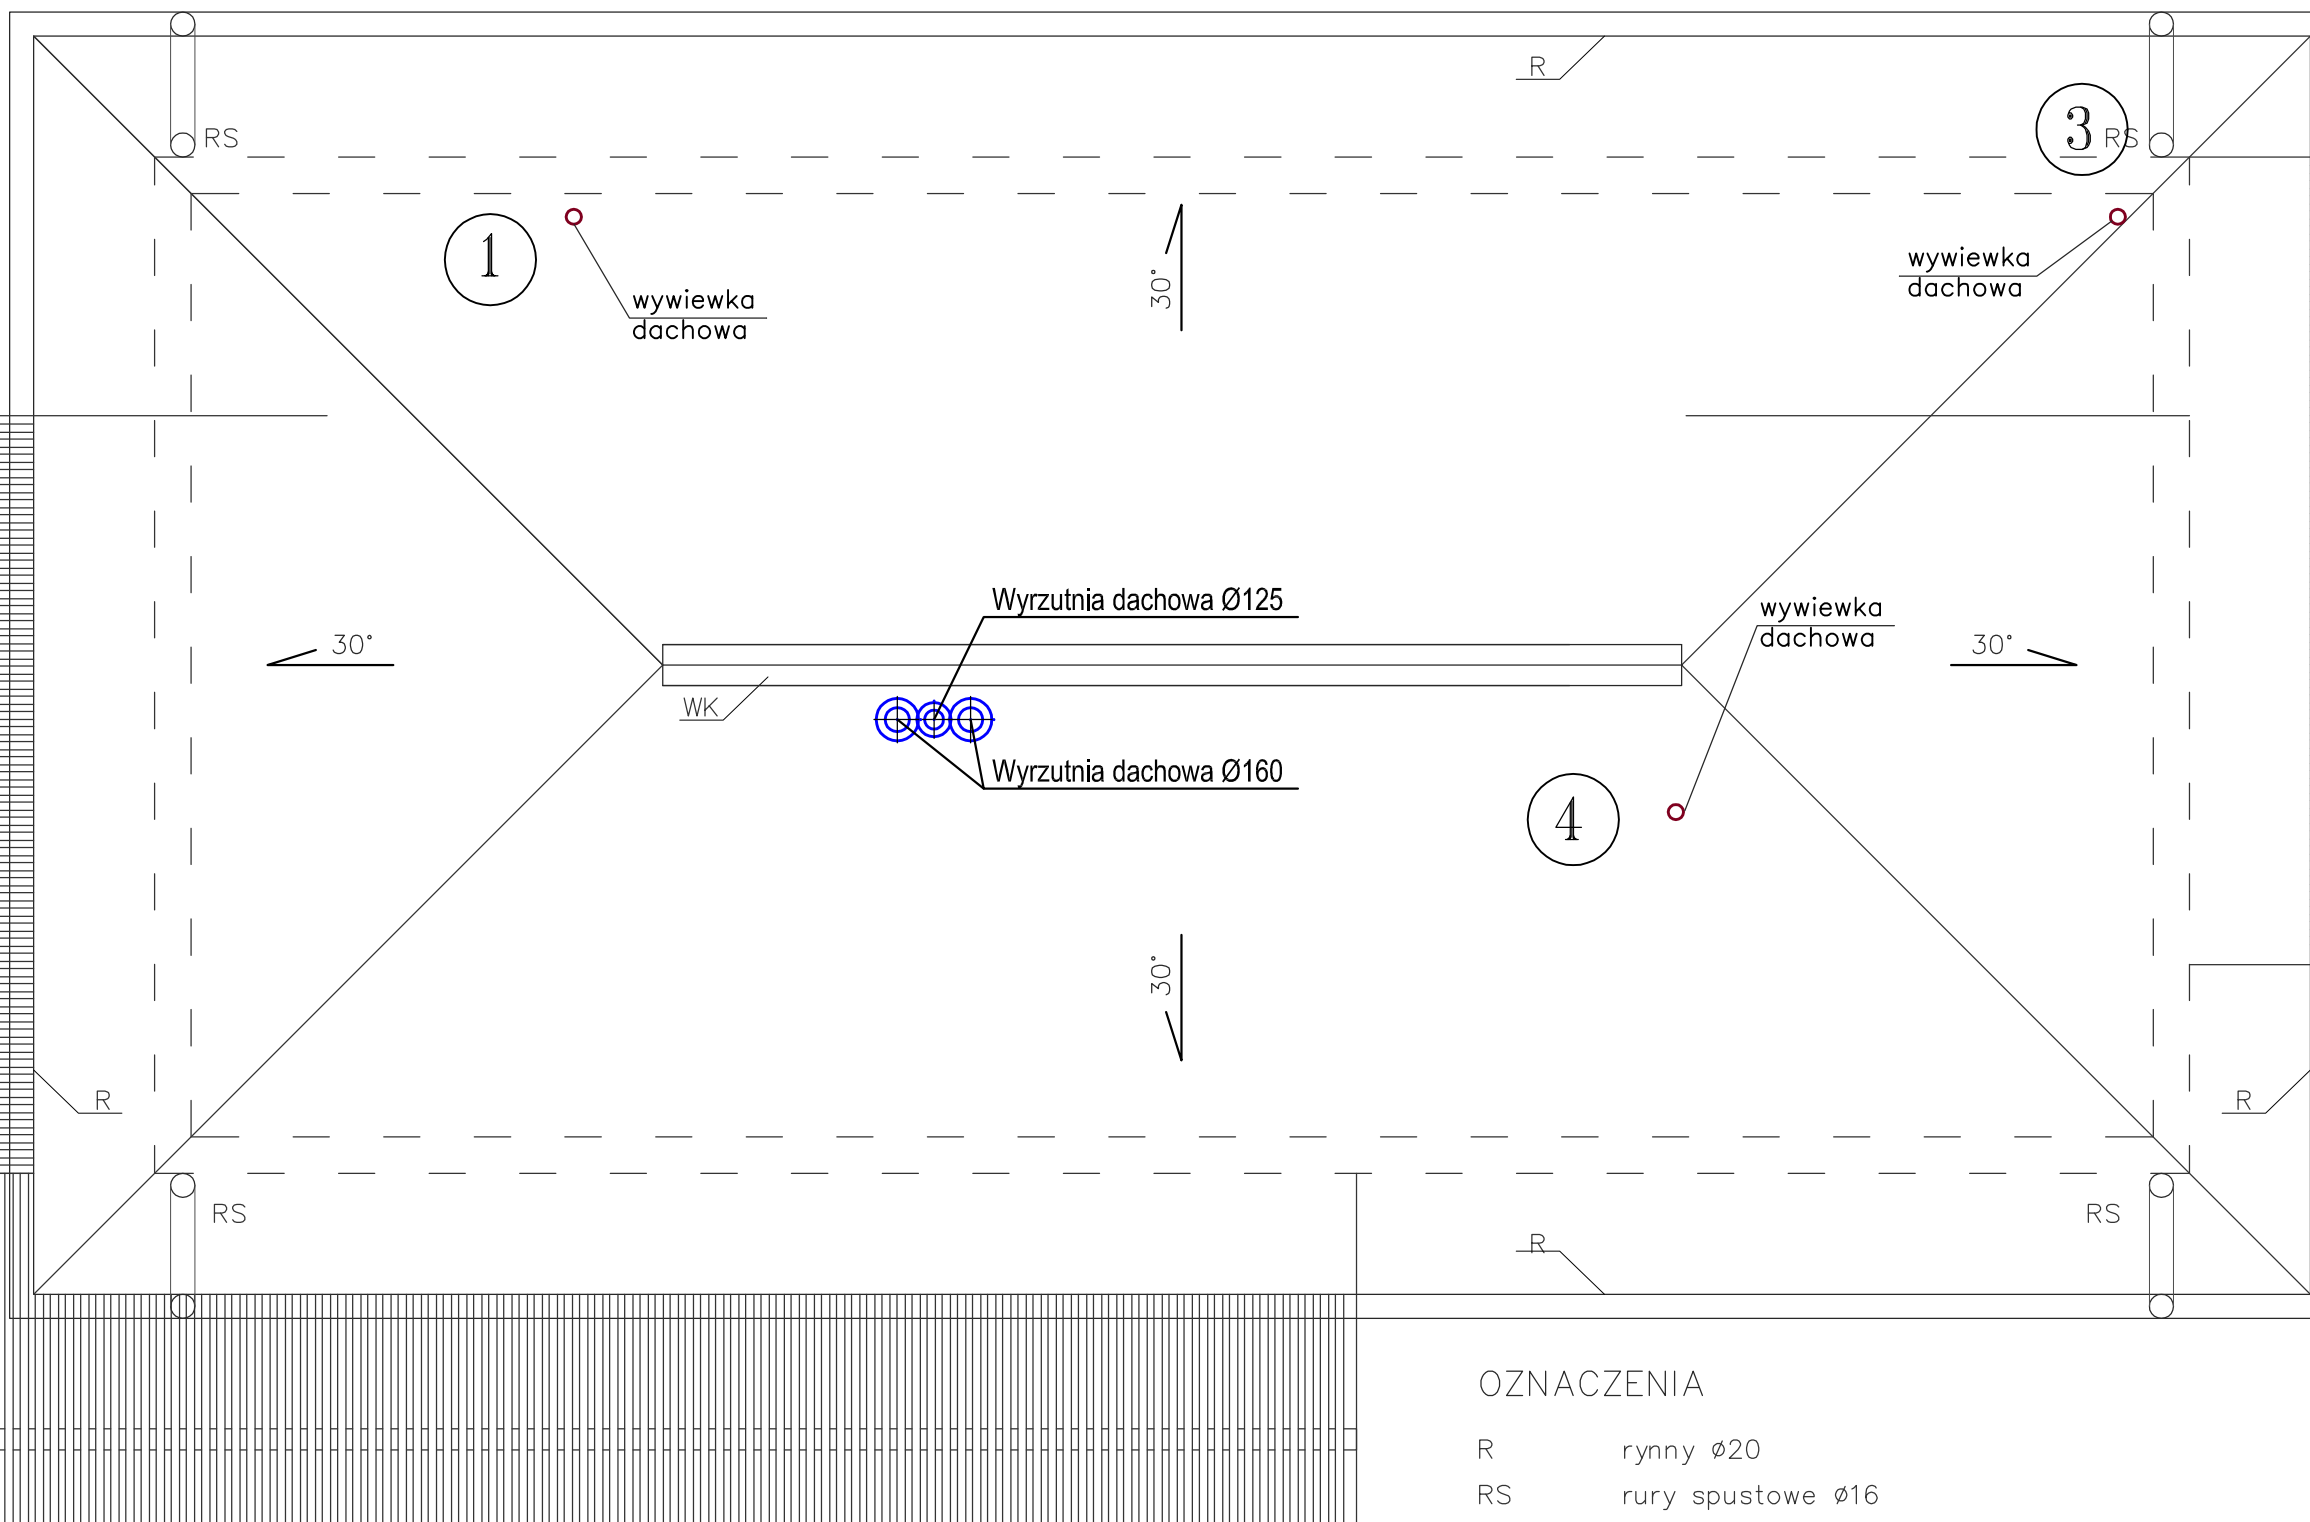

## OZNACZENIA

R	rynny $\varnothing 20$
RS	rury spustowe $\varnothing 16$
WK	kalenica wentylowana

Rysunki należy rozpatrywać wspólnie z architekturą oraz branżami: wod-kan, c.o., oraz elektryczną.

### INWESTYCJA:

BUDYNEK SANITARNY  
ŻÓŁTAŃCE, dz. nr ew. 331/3  
22-100 ŻÓŁTAŃCE

### INWESTOR:

URZĄD GMINY CHEŁM  
Pokrówka, ul. Gminna 18  
22-100 CHEŁM

### JEDNOSTKA PROJEKTOWA:

**MEGAM**

22 - 100 CHEŁM, ul. LUBELSKA 8  
NIP 563-150-08-61, e-mail: [megam@metronet.pl](mailto:megam@metronet.pl)  
TEL./FAX: (082) 565 53 73; 564 38 76

### PROJEKTANT:

inż. Barbara Łatka  
SPE. INSTALACYJNA, upr. bud. nr LUB/0001/PWOS/05  
mgr inż. Grzegorz Sołonyńko  
SPR. SPEC. INST.-INŻYNIERYJNA, upr. bud. nr 342/Ch/83

### STADIUM OPRACOWANIA:

PROJEKT WYKONAWCZY

### BRANŻA:

**SANITARNA**

### TYTUŁ ARKUSZA:

RZUT DACHU inst. wentylacji

MIEJSCOWOŚĆ, DATA:

Chełm, 15.01.2016

SKALA:

1:50

NR. ARKUSZA:

**S5**