


RZUT PIĘTRA 1-
TRASY KORYT KABLOWYCH
Skala 1:100

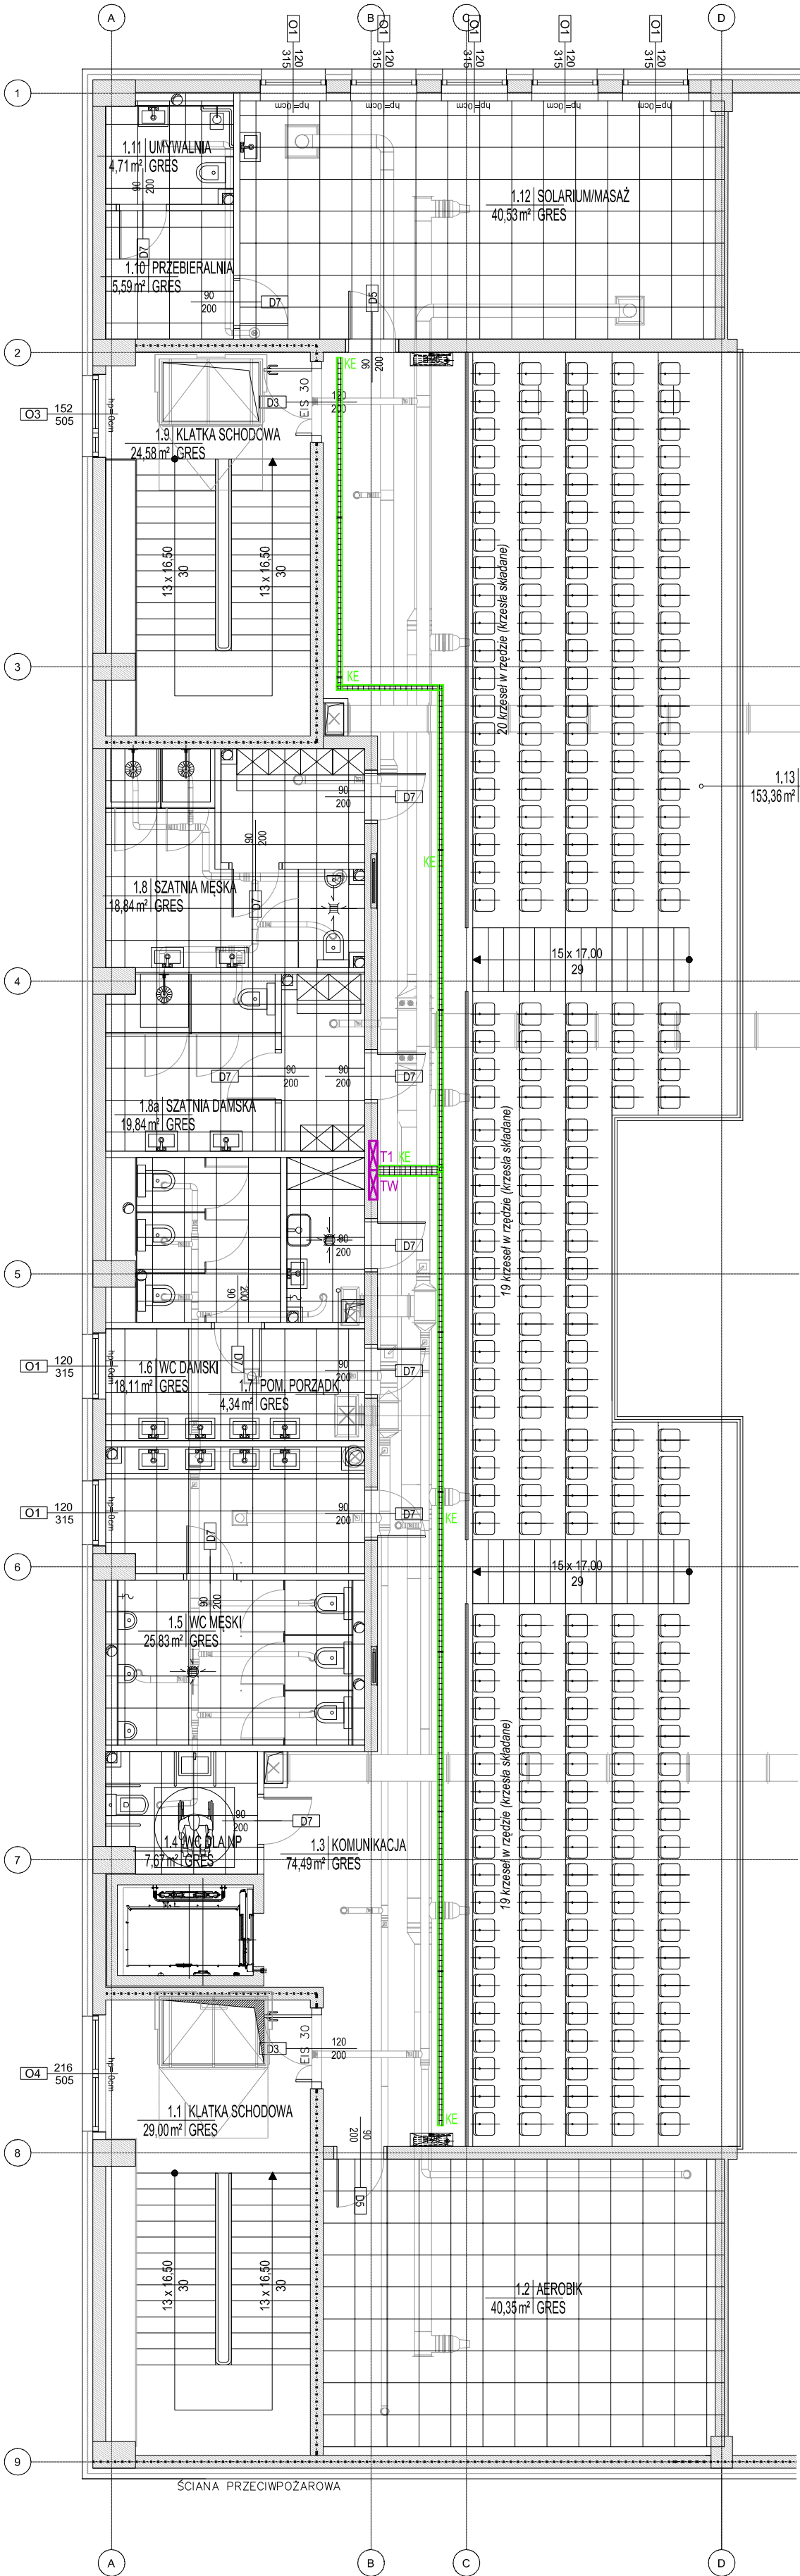

- ☒ Uszczelnione przejście PPOŻ w ścianie
- projektowane koryto kablowe 100x60
- projektowane koryto kablowe 200x60
- projektowane koryto kablowe 300x60
- projektowane koryto kablowe 400x60
- KE - koryto dla instalacji elektrycznych
- KN - koryto dla instalacji niskoprądowych

Przedmiotowy projekt (utwór architektoniczny) jest chroniony prawem autorskim zgodnie z Ustawą nr 83 z dnia 04.02.1994 „O prawie autorskim i prawach pokrewnych” (tj. Dz.U. z 2022r., poz.2509). WSZELKIE AUTORSKIE PRAWA OSOBISTE DOT. TEGO PROJEKTU I RYSUNKU NALEŻĄ DO 4IDEA.KAROL SITARSKI.

INWESTOR
FIRMA 4IDEA KAROL SITARSKI PRZENOŚI NA INWESTORA CAŁOŚĆ OBYWATELSKICH PRAW MAJĄTKOWYCH DOT. TEGO PROJEKTU I RYSUNKU
ul. Gminna 18
22-100 Pokrówka

Nazwa Inwestycji:
Budowa budynku szkoły i budynku hali sportowej wraz z infrastrukturą towarzyszącą.

Adres Inwestycji:
msc Okszków, przy ul. Szkolnej
pow. chełmski, woj. lubelskie
Obręb: 0043 Okszków Kolonia
Numery działek ewidencyjnych: 149/1, 149/2

4idea BIURO PROJEKTOWE
Karol Sitarski
ul. Ziota 15/U5, 25-015 Kielce,
tel: 510-032-264
e-mail: 4idea@4idea.pl

Faza Projektu:	Projekt techniczny			
Temat Rysunku:	Budynek 2- rzut piętra - trasy koryt kablowych			
Funkcja i zakres	Projektant	Numer Uprawnień	Data	Podpis
Projektant Instalacje elektryczne	mgr inż. Marek Alf	SWK/0096/PWOE/14		
Opracowujący Instalacje elektryczne	mgr inż. Iwona Sito	---	12.2025r.	
Sprawdzający Instalacje elektryczne	mgr inż. Jarosław Kolera	KI-214/93		
Rew.: 0	Skala: 1:100	Branża: INSTAL. ELEKTRYCZNE	Nr rys:	E-06