



SCHEMAT ROZDZIELNI T1

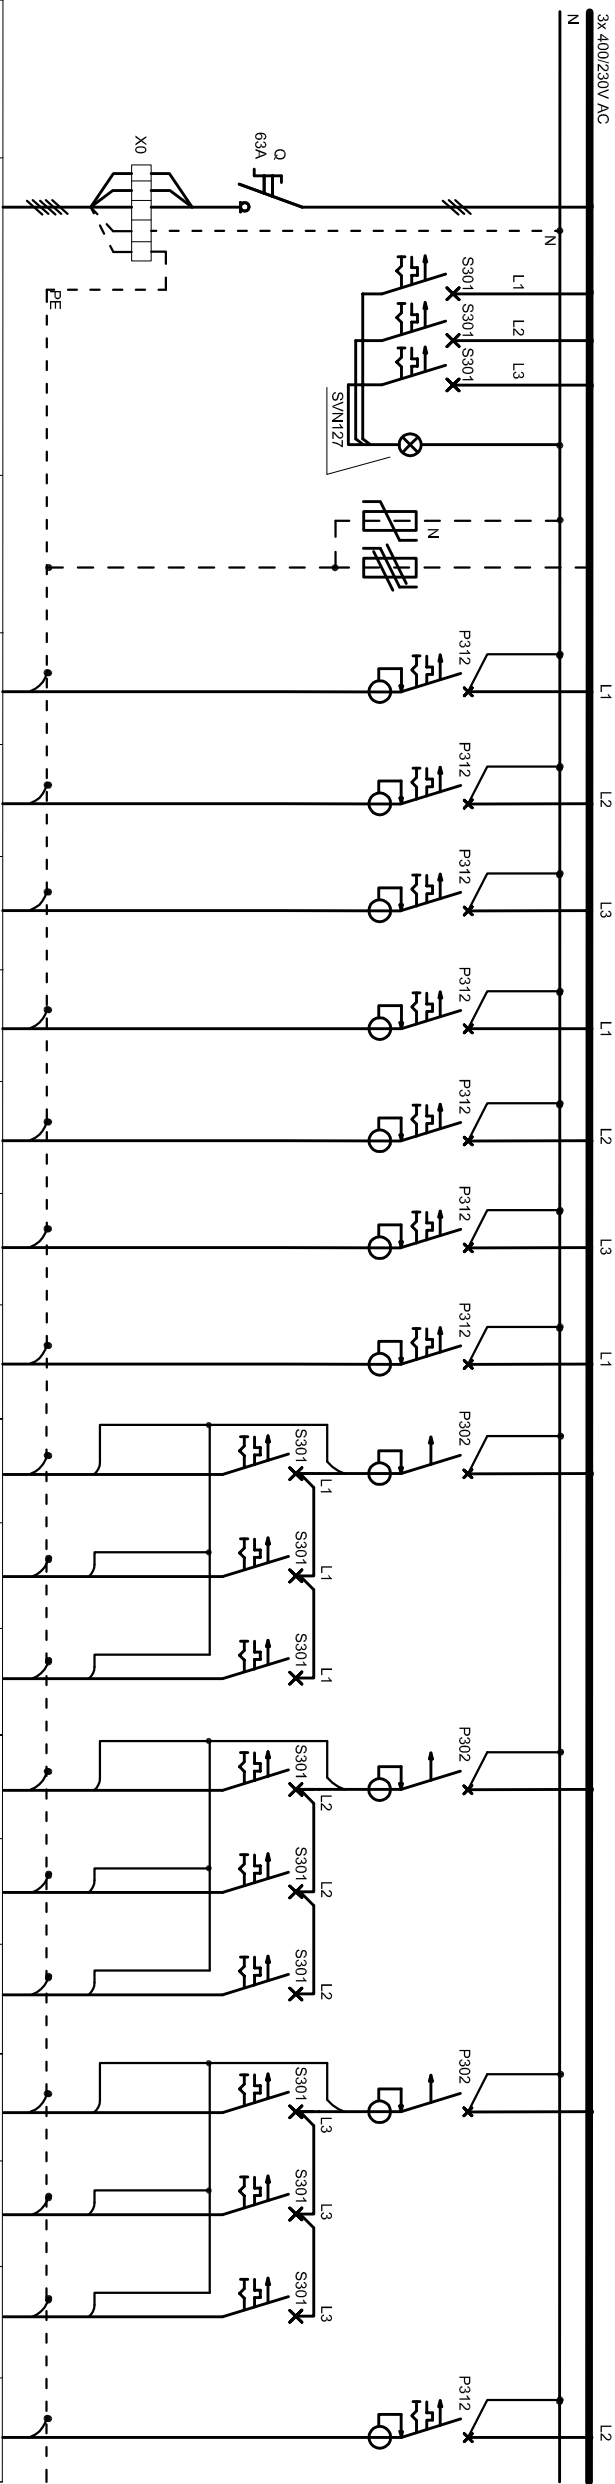

Odbiornik	Główny wyłącznik	Sygnalizacja obecności faz	Ochrona przepięciowa	Oświetlenie komunikacja +AW/ENV	Oświetlenie areolek +AW/ENV	Oświetlenie wc np. wc męski +AW/ENV	Oświetlenie wc damski pom. porząd. +AW/ENV	Oświetlenie szatnia damska +AW/ENV	Oświetlenie szatnia męska +AW/ENV	REZERWA	Gn. 230V ogólne wc np. wc męskie i dams.	Gn. 230V ogólne szatnie, pom. porząd.	Gn. 230V ogólne umywalka przedziałna	Gn. 230V ogólne szatnia damska	Gn. 230V ogólne szatnia męska	REZERWA	Gn. 230V ogólne komunikacja	Gn. 230V ogólne areolek	Gn. 230V ogólne solarium/ masaż	Zasilanie RO rozdzielacza ogrzewania
Obwód nr T1/...	Proj. w/z N2XH-J 3x1,5			1/1AW	2/2AW	3/3AW	4/4AW	5/5AW	6/6AW	7	8	9	10	11	12	13	14	15	16	17
Typ kabla lub przewodu	N2XH-J 5x6mm ²		Ochronniki T2	N2XH-J 3x1,5 P312B/10/30AC	N2XH-J 3x1,5 P312B/10/30AC	N2XH-J 3x1,5 P312B/10/30AC	N2XH-J 3x1,5 P312B/10/30AC	N2XH-J 3x1,5 P312B/10/30AC	N2XH-J 3x1,5 P312B/10/30AC	N2XH-J 3x1,5 P312B/10/30AC	N2XH-J 3x2,5 S301B/16A	N2XH-J 3x2,5 S301B/16A	N2XH-J 3x2,5 S301B/16A	N2XH-J 3x2,5 S301B/16A	N2XH-J 3x2,5 S301B/16A	N2XH-J 3x2,5 S301B/16A	N2XH-J 3x2,5 S301B/16A	N2XH-J 3x2,5 S301B/16A	N2XH-J 3x2,5 S301B/16A	N2XH-J 3x2,5 P312B/10/30AC
Typ zabezpieczenia	FR30363A	3xS301B6A																		
Sycznik (przekaznik)		Lampki S/VN127																		
Moc				0,3kW	0,3kW	0,25kW	0,2kW	0,3kW	0,35kW		0,6kW	0,8kW	0,8kW	0,6kW	0,6kW		0,8kW	0,8kW	0,8kW	0,03kW

Projektowana T1
Rozdzielnica podtynkowa

np. 3x18

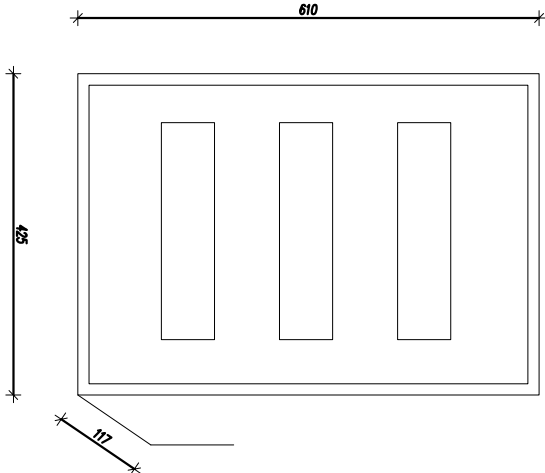

- UWAGA:
- Układ sieci: TNC-S
 - Ochrona od porażań: SZYBKIE WYŁĄCZENIE ZASILANIA ODBIORNIKÓW
 - Opudowa tablicy p.t. z listwami przyłączeniowymi N+PE
 - Tablice wyposażać w rozłącznik Izolacyjny oraz inną aparaturę zgodnie ze schematem.

Przedmiotowy projekt (tzw. architektura) jest chroniony prawem autorskim zgodnie z Ustawą nr 83 z dnia 04.02.1994 „o prawie autorskim i prawach pokrewnych” (tj. Dz.U. z 2022r., poz.2809). WSKAZANIE AUTORSKIE PRAWA OSOBISTE DOT. TEGO PROJEKTU I RYSUNKU NALEŻA DO AIDEA.KAROL SITARSKI.

INWESTOR:
AIDEA.KAROL SITARSKI PRZEHOSI NA INWESTORA CAŁOŚĆ PRZEMYSŁOWYCH PRAW MAJĄTKOWYCH DOT. TEGO PROJEKTU I RYSUNKU
ul. Głęboka 18
22-100 Piekówka

Nazwa Inwestycji:
Budowa budynku szkoły / budynku hal sportowej wraz z infrastrukturą towarzyszącą.

Adres Inwestycji:
msc. Oleszów, przy ul. Szkolnej
pow. chełmski, woj. lubelskie
Obręb: 0043 Oleszów Kłonica
Numery działek ewidencyjnych: 149/1, 149/2

4idea
BIURO PROJEKTOWE
ul. Żoła 15/US, 25-015 Kiełce,
tel. 510-032-264
e-mail: 4idea@4idea.pl

Karol Sitarski

Temat Rysunku: Budynek 2- schemat rozdzielni T1				
Funkcja i zakres	Projektant	Numer Uprawnień	Data	Podpis
Projektant	mgr inż. Marek Kili	SWK/0096/PWOE/14		
Instalacje elektryczne				
Operacujący	mgr inż. Iwona Słota	---		
Instalacje elektryczne				
Środowczający	mgr inż. Jarosław Kosiara	KI-214/93		
Instalacje elektryczne				
Rew.: 0	Skala: 1:100	Brana: INSTAL. ELEKTRYCZNE	Nr rys: E-11	