
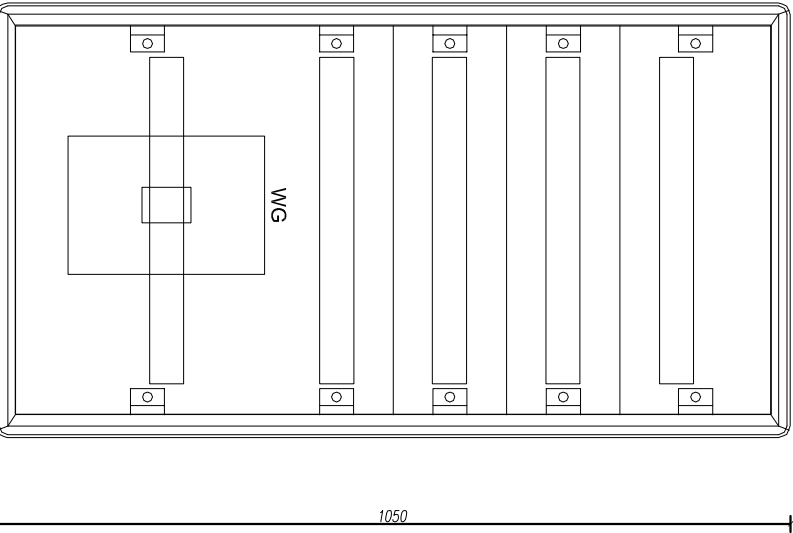


SCHEMAT ROZDZIELNI TW

Projektowana tablica bezpiecznikowa TW

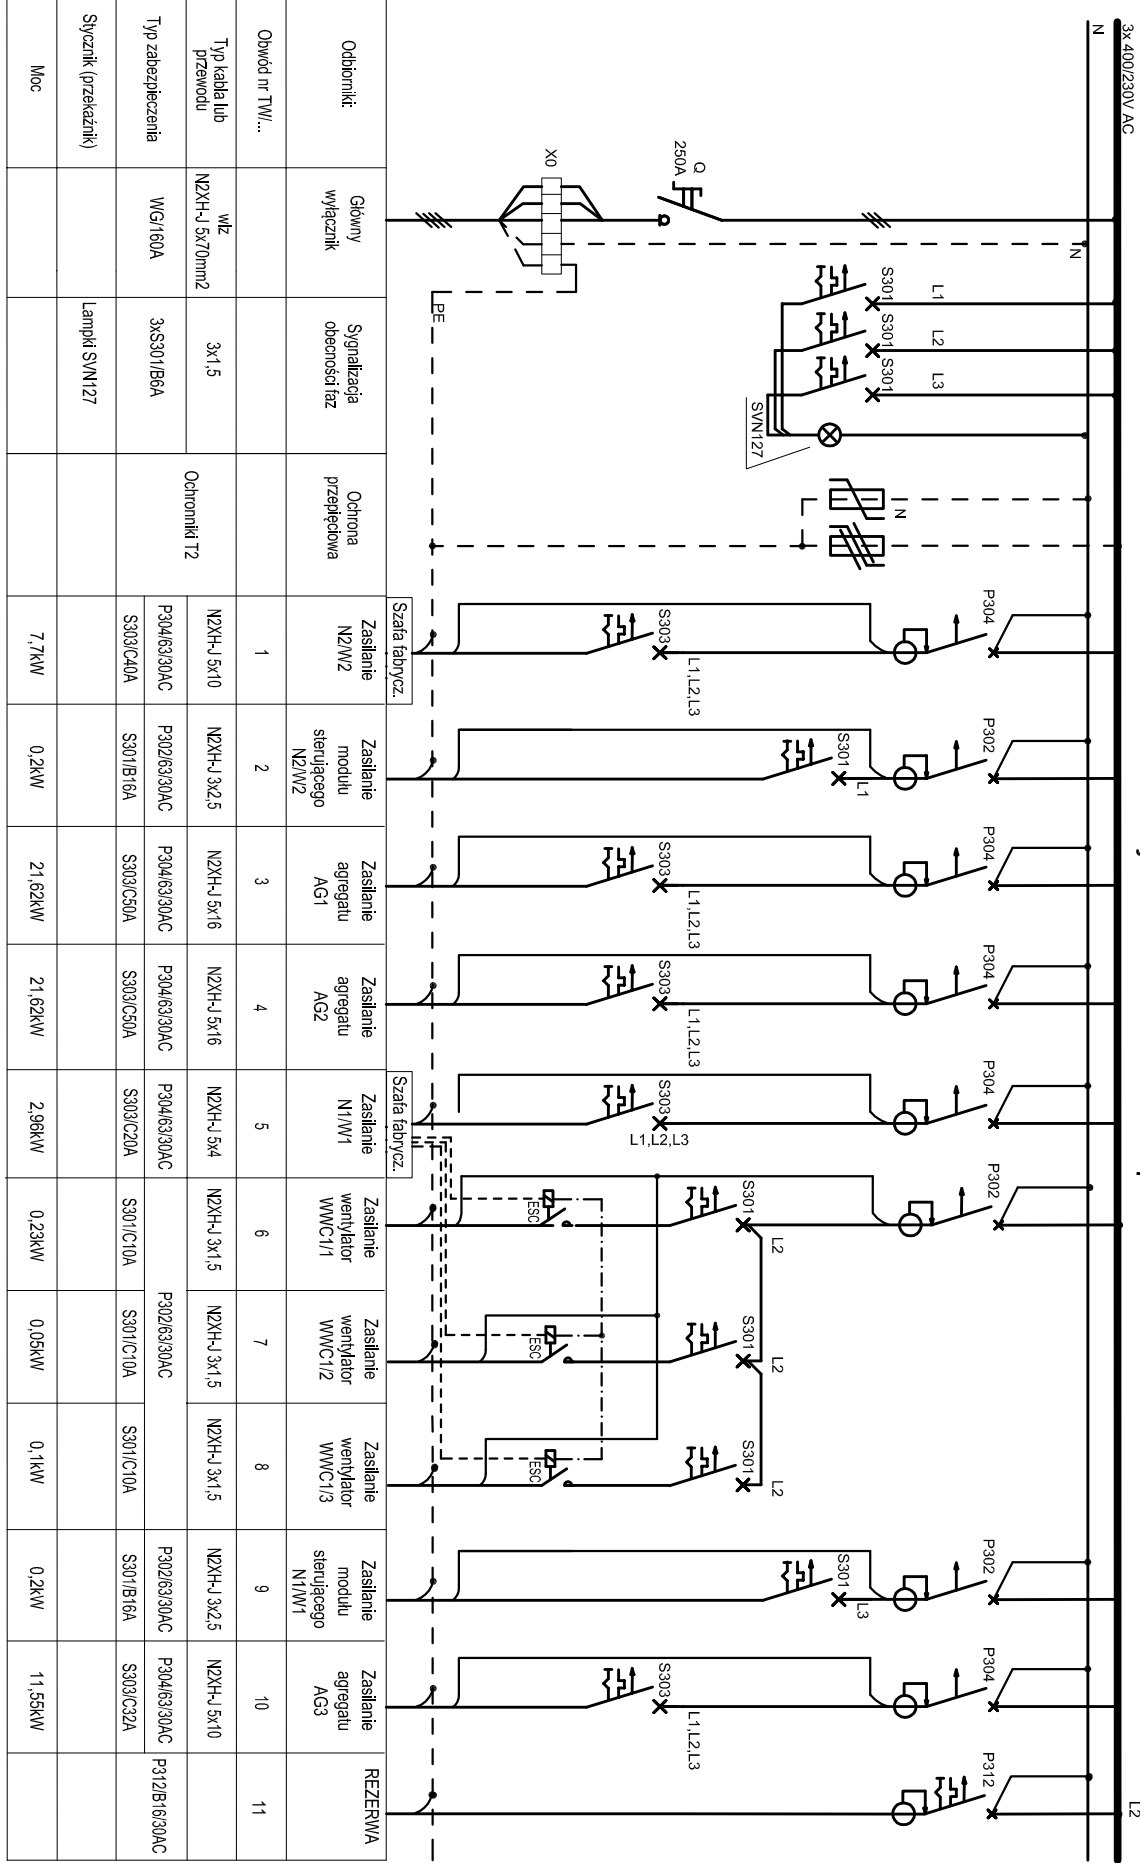

UWAGA:

- Układ sieci: TNC-S
  - Ochrona od porażenia: SZYBKE WYŁĄCZENIE
  - Obudowa tablicy n.t. ZASILANIA ODBIORNIKÓW
  - z listami przyłączanymi N+PE
- Tablice wyposażać w rozłącznik izolacyjny oraz inną aparaturę zgodnie ze schematem.

Dopuszcza się zastosowanie systemowych rozwiązań innych producentów, muszą one jednak posiadać to samo przeznaczenie i parametry techniczne nie gorsze od proponowanych.

Ostateczny dobór zabezpieczeń i przewodów zasilających należy zwrócić uwagę po wyborze konkretnych modeli urządzeń (zgodnie z ich dtr).

|                                                                                                                                                                                                                                                                                                                                                                                                                                                                                       |                          |                             |              |        |
|---------------------------------------------------------------------------------------------------------------------------------------------------------------------------------------------------------------------------------------------------------------------------------------------------------------------------------------------------------------------------------------------------------------------------------------------------------------------------------------|--------------------------|-----------------------------|--------------|--------|
| <p>Przeznaczenie projektu (układ architektoniczny) jest chroniony prawem autorskim zgodnie z Ustawą nr 83 z dnia 04.02.1994. „O prawie autorskim i prawach pokrewnych” (tj. Dz.U. z 2022r., poz.2399). WSKAZANIE AUTORSKIE PRAWA OSOBISTE DOT. TEGO PROJEKTU I RYSUNKU NALĘŻA DO AIDEA K.AROL SIPIŃSKU.</p> <p><b>INWESTYTOR:</b> KAROL SIPIŃSKI PRZENOSI NA INWESTORA CAŁOŚĆ OBLIĘCZONYCH PRAW MAJĄTKOWYCH DOT. TEGO PROJEKTU I RYSUNKU</p> <p>ul. Głębina 18<br/>22-100 Pokówka</p> |                          |                             |              |        |
| <p><b>Nazwa Inwestycji:</b></p> <p>Budowa budynku szkoły i budynku nał sportowej wraz z infrastrukturą towarzyszącą.</p>                                                                                                                                                                                                                                                                                                                                                              |                          |                             |              |        |
| <p><b>Adres Inwestycji:</b></p> <p>msc. Oksów, przy ul. Szkolnej<br/>pow. chełmski, woj. lubelskie<br/>Obręb: 0043 Oksów kolonia<br/>Numery obiektów ewidencyjnych: 149/1, 149/2</p>                                                                                                                                                                                                                                                                                                  |                          |                             |              |        |
| <p><b>4idea</b><br/>BIURO PROJEKTOWE</p> <p>Karol Sipiński<br/>ul. Złota 15/U.5, 25-015 Kadoła,<br/>tel. 510-032-264<br/>e-mail: 4idea@4idea.pl</p>                                                                                                                                                                                                                                                                                                                                   |                          |                             |              |        |
| <p>Faza Projektu: Projekt techniczny</p> <p>Temat Rysunku: Budynek 2-schemat rozdzielni TW</p>                                                                                                                                                                                                                                                                                                                                                                                        |                          |                             |              |        |
| Funkcja i zakres                                                                                                                                                                                                                                                                                                                                                                                                                                                                      | Projektant               | Numer Uprawnień             | Data         | Podpis |
| Projektant                                                                                                                                                                                                                                                                                                                                                                                                                                                                            | mgr inż. Marek Af        | SWK/0096/<br>PWOE/14        |              |        |
| Instalacje elektryczne                                                                                                                                                                                                                                                                                                                                                                                                                                                                |                          |                             |              |        |
| Opracowujący                                                                                                                                                                                                                                                                                                                                                                                                                                                                          | mgr inż. Iwona Sibi      | —                           |              |        |
| Instalacje elektryczne                                                                                                                                                                                                                                                                                                                                                                                                                                                                |                          |                             |              |        |
| Sprawdzający                                                                                                                                                                                                                                                                                                                                                                                                                                                                          | mgr inż. Jarosław Kadera | K1-2/14/93                  | 12.2025r.    |        |
| Instalacje elektryczne                                                                                                                                                                                                                                                                                                                                                                                                                                                                |                          |                             |              |        |
| Rew.: 0                                                                                                                                                                                                                                                                                                                                                                                                                                                                               | Skala: 1:100             | Branża: INSTAL. ELEKTRYCZNE | Nr rys: E-13 |        |