


SCHEMAT RADIOWEGO SYSTEMU

ZARZĄDZANIA OŚWIETLENIEM

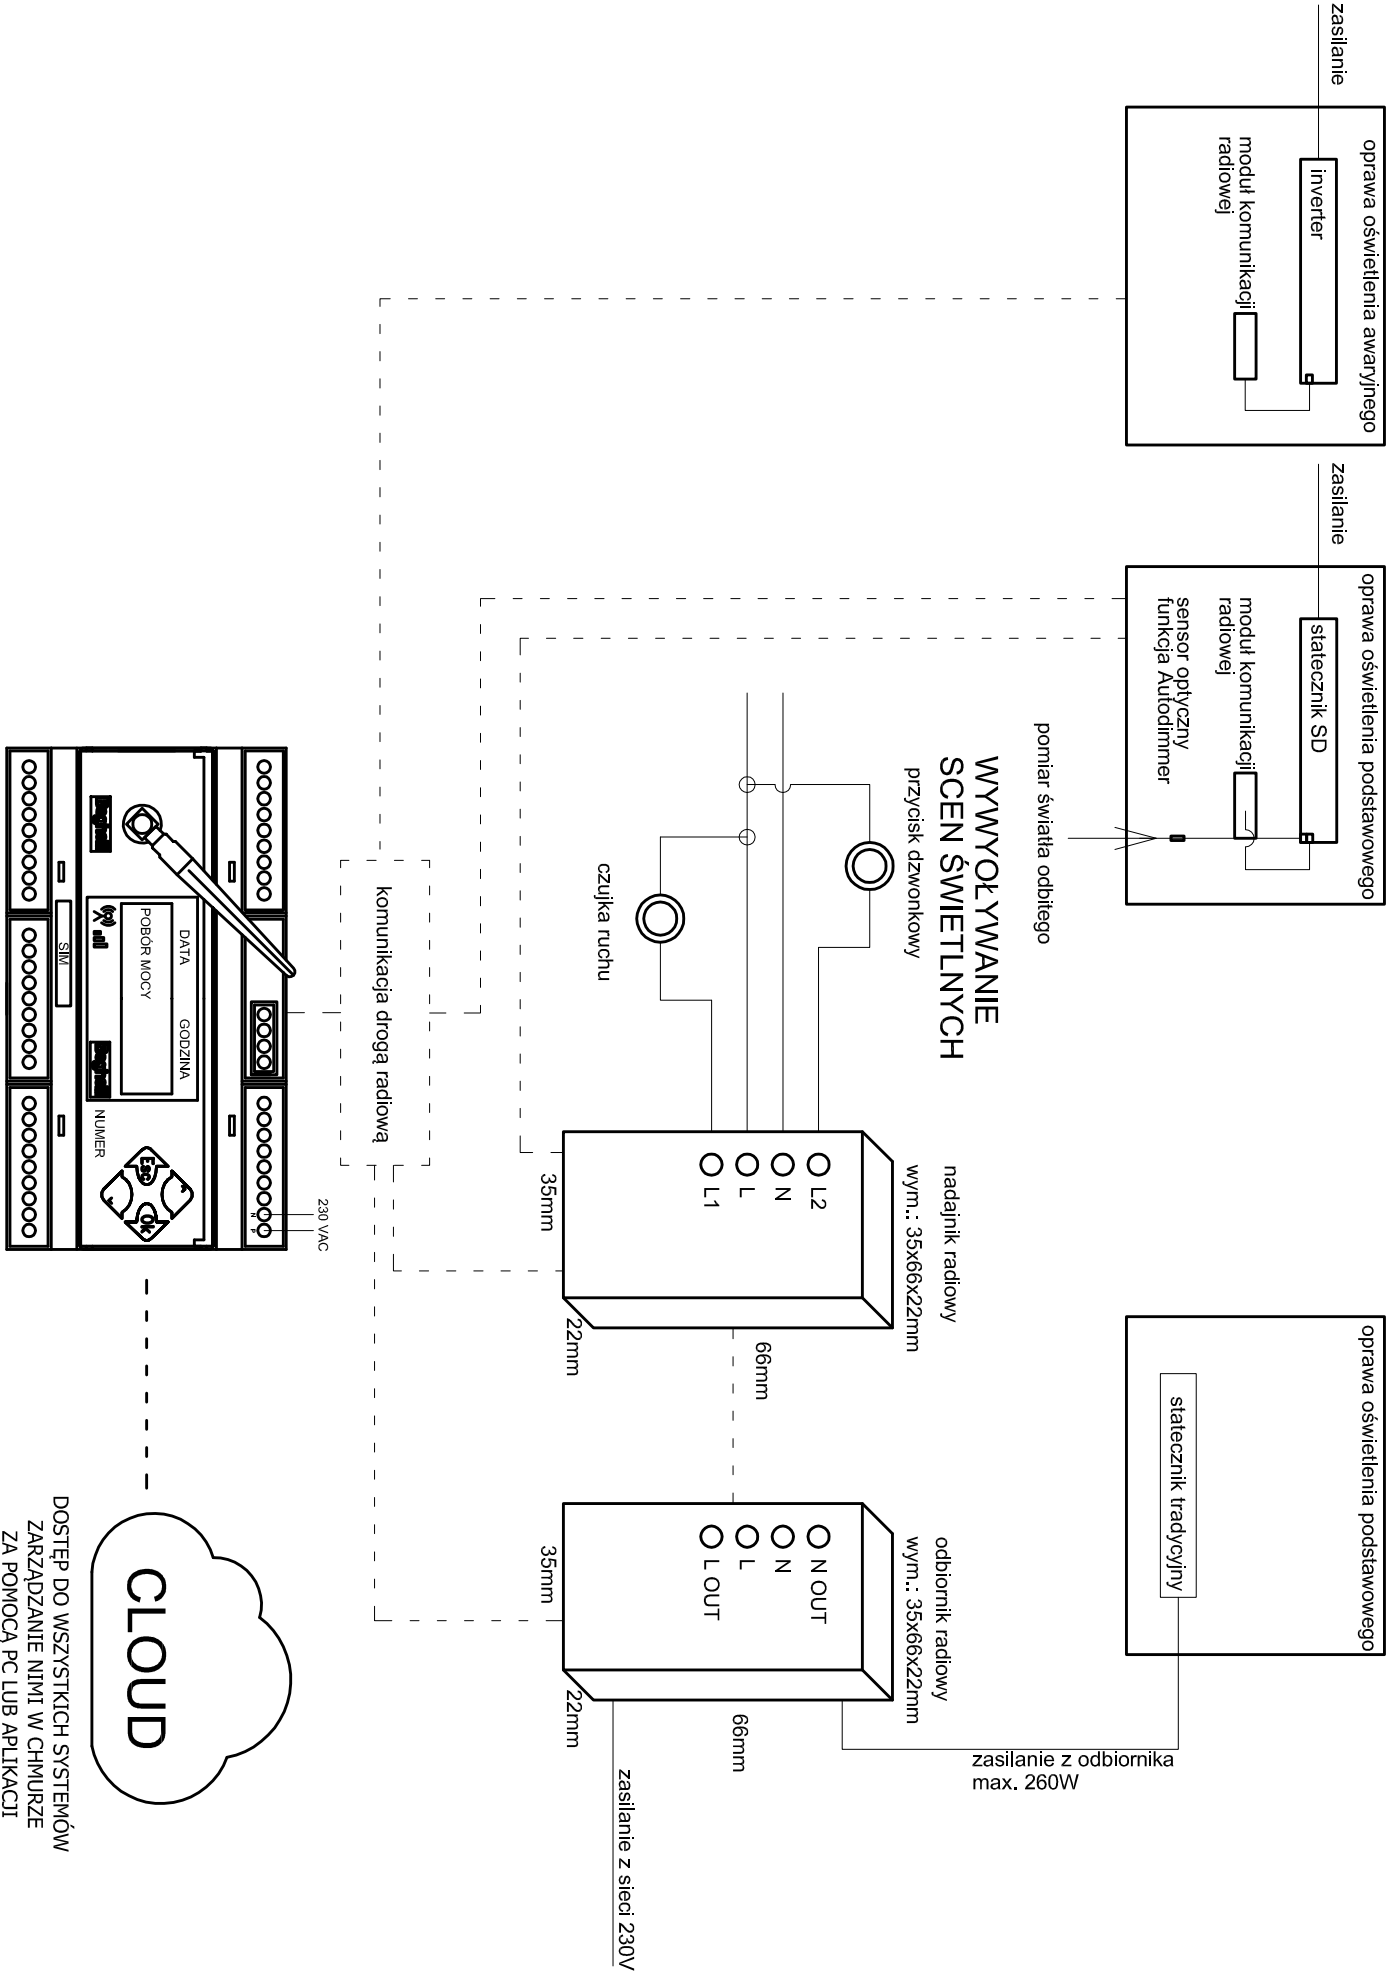

UWAGA:

- SYMBOLEM FM1 OZNACZONO PROPOZYCJĘ LOKALIZACJI NADAJNIKÓW FM DO ZABUDOWY PODTYNKOWEJ.
- NADAJNIK POWINIEN ZNAJDOWAĆ SIĘ max. DO 10m OD PRZYCISKU DZWONKOWEGO WYZWAŁAJĄCEGO SCENY ŚWIELNE.
- ZASIĘG NADAJNIKA FM KOMUNIKUJĄCEGO SIĘ Z OPRAWAMI WYNOŚI DO 30m;

Przedmiotowy projekt (tzw. architektura) jest chroniony prawem autorskim zgodnie z Ustawą nr 83 z dnia 04.02.1994 „O prawie autorskim i prawach pokrewnych” (tj. Dz.U. z 2022r., poz.2509), WSZELKIE AUTORSKIE PRAWA OSOBISTE DOT. TEGO PROJEKTU I RYSUNKU NALEŻĄ DO 4IDEA.KAROL SITARSKI. INWESTOR: KAROL SITARSKI PRZENOŚNI NA INWESTORA CAŁOŚĆ OCHRONY PRAW MAJĄTKOWYCH DOT. TEGO PROJEKTU I RYSUNKU ul. Główna 18 22-100 Pokówka Nazwa Inwestycji: Budowa budynku szkoły i budynku hali sportowej wraz z infrastrukturą towarzyszącą.				
Adres Inwestycji: msc. Oksztów, prz. ul. Szkolnej pow. chełmiński, woj. łubelskie Obręb: 0043 Oksztów Kłonia Numery działek ewidencyjnych: 149/1, 149/2				
4idea BIURO PROJEKTOWE Karol Sitarski ul. Żłota 15/15, 25-015 Kielce, tel. 510-032-264 e-mail: 4idea@4idea.pl				
Faza Projektu: Projekt techniczny				
Temat Rysunku: Budynek 2-schemat radiowego systemu zarządzania ośw.				
Funkcja i zakres	Projektant	Numer Uprawnień	Data	Podpis
Projektant Instalacje elektryczne	mgr inż. Marek Alf	SWK/0096/ PWOE/14		
Opracowujący Instalacje elektryczne	mgr inż. Iwona Słto	---	12.2025r.	
Sprawdzający Instalacje elektryczne	mgr inż. Jarosław Kołera	KI-214/93		
Rew.: 0	Skala: 1:100	Branża: INSTAL. ELEKTRYCZNE	Nr rys: E-15	