


SCHEMAT BLOKOWY
INSTALACJI
PRZYZYWOWEJ

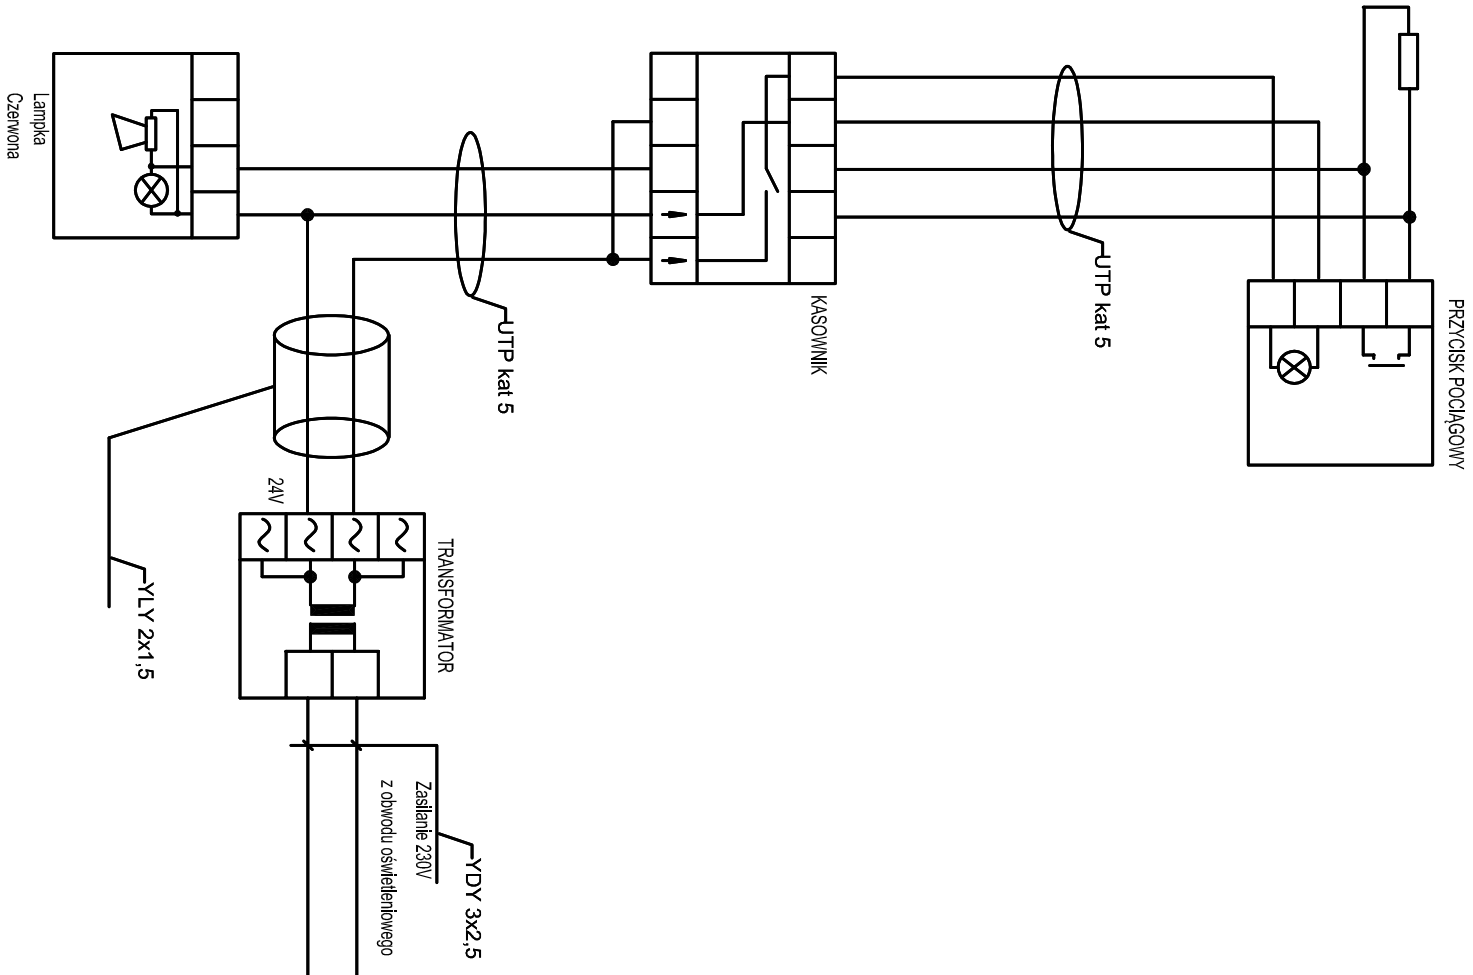

Przedmiotowy projekt (twór architektoniczny) jest chroniony prawem autorskim zgodnie z Ustawą nr 53 z dnia 04.02.1994 „O prawie autorskim i prawach pokrewnych” (tj. Dz.U. z 2021., poz.2509). WSZELKIE AUTORSKIE PRAWA OSOBISTE DOT. TEGO PROJEKTU I RYSUNKU NALEŻĄ DO 4IDEA.KAROL SITARSKI. 4IDEA KAROL SITARSKI PRZENOSI NA INWESTORA CAŁOŚĆ OCHRONNIENIA PRAW MAJĄTKOWYCH DOT. TEGO PROJEKTU I RYSUNKU ul. Głębka 18 22-100 Pokówka				
Nazwa Inwestycji: Budowa budynku szkoły i budynku hali sportowej wraz z infrastrukturą towarzyszącą.				
Adres Inwestycji: msc. Okszków, przy ul. Szkolnej pow. chełmski, woj. lubelskie Obręb: 004/3 Okszków kolonia Numery działek ewidencyjnych: 149/1, 149/2				
Faza Projektu: Projekt techniczny				
Temat Rysunku: Budynek 2- schemat blokowy inst. przyzywowej				
Funkcja i zakres	Projektant	Numer Uprawnień	Data	Podpis
Projektant instalacje elektryczne	mgr inż. Marek Alf	SWK/0096/ PWCE/14		
Opracowujący instalacje elektryczne	mgr inż. Iwona Słota	---	12.2025r.	
Sprawdzający instalacje elektryczne	mgr inż. Jarosław Kólera	K1-214/93		
Rew.: 0	Skala: 1:100	Branża: INSTAL. ELEKTRYCZNE	Nr rys: E-16	