


SCHEMAT INSTALACJI SWIN

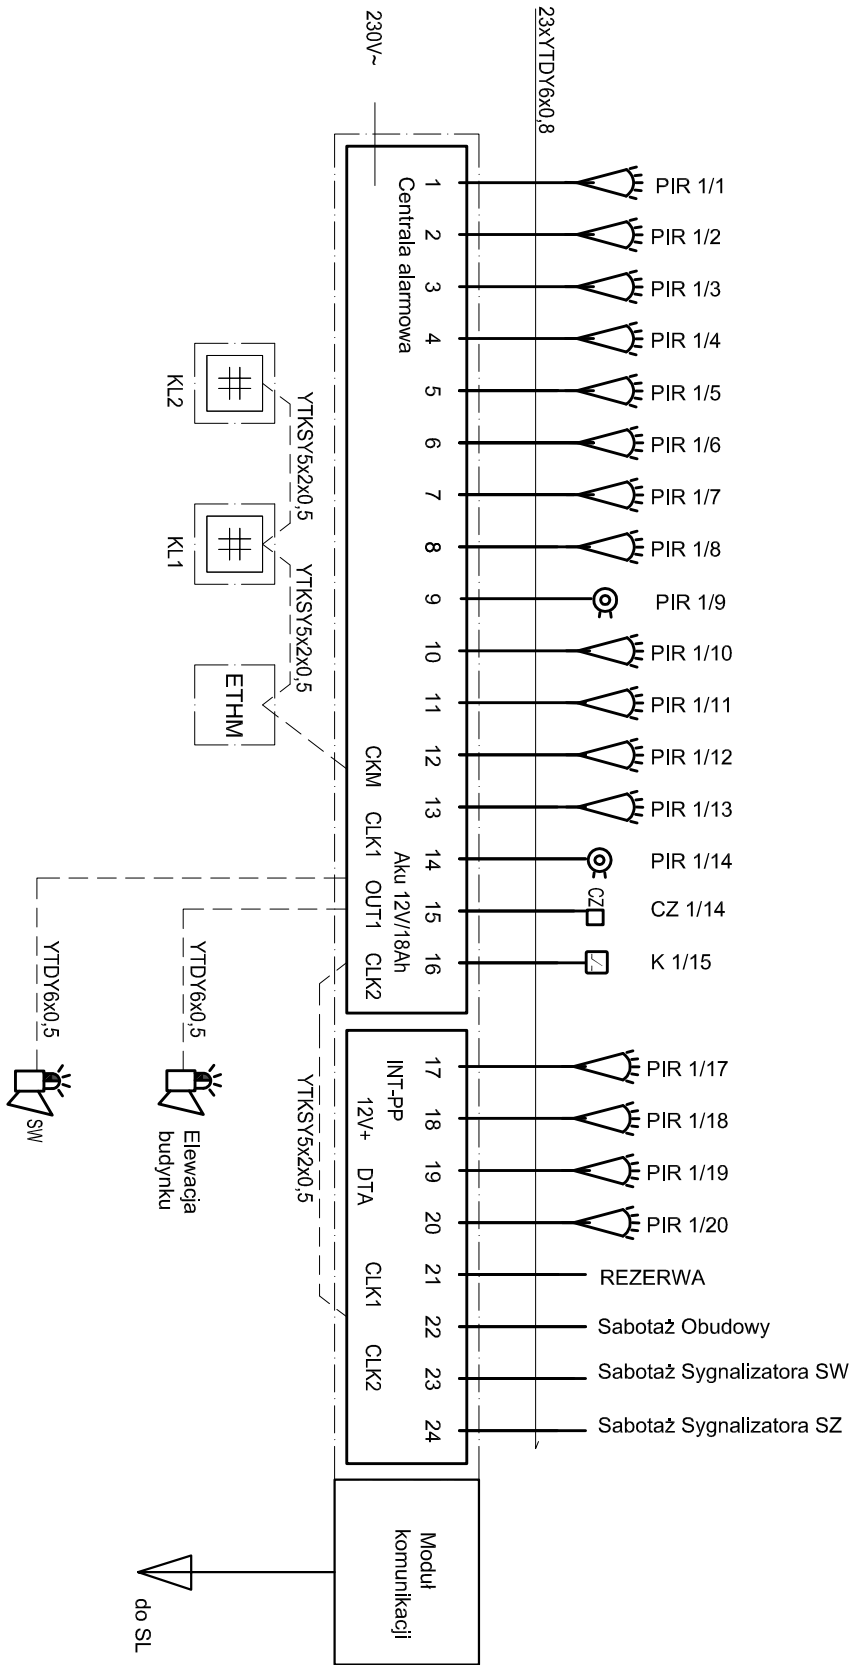

- INSTALACJA SWIN:
- czujka dymu i ciepła
 - czujka PIR
 - ekspander wejść
 - sygnalizator optyczno-akustyczny zewnętrzny
 - sygnalizator optyczno-akustyczny wewnętrzny
 - klawiatura LCD
 - kontakt
 - centrala alarmowa
 - czujnik zalania i temperatury

Przedmiotowy projekt (utwór architektoniczny) jest chroniony prawem autorskim zgodnie z Ustawą nr 53 z dnia 04.02.1994 „O prawie autorskim i prawach pokrewnych” (tj. Dz.U. z 2021., poz.2509) W SZELKIE AUTORSKIE PRAWA OSOBISTE DOT. TEGO PROJEKTU I RYSUNKU NALEŻĄ DO AIDEA.KAROL SITARSKI. AIDEA.KAROL SITARSKI PRZENOSI NA INWESTORA CAŁOŚĆ SWOICH PRAW MAJĄTKOWYCH DOT. TEGO PROJEKTU I RYSUNKU ul. Głębka 18 22-100 Pokówka				
Nazwa Inwestycji: Budowa budynku szkoły i budynku hali sportowej wraz z infrastrukturą towarzyszącą.				
Adres Inwestycji: msc Okszków, przy ul. Szkolnej pow. chełmski, woj. lubelskie Obręb: 0043 Okszków kolonia Numery działek ewidencyjnych: 149/1, 149/2				
Faza Projektu: Projekt techniczny				
Temat Rysunku: Budynek 2- schemat instalacji SWIN				
Funkcja i zakres	Projektant	Numer Uprawnień	Data	
Projektant	mgr inż. Marek Ait	SWK/0096/		
Instalacje elektryczne		PWOE/14		
Opracowujący	mgr inż. Iwona Słito	---		
Instalacje elektryczne			12.2025r.	
Sprawdzający instalacje elektryczne	mgr inż. Jarosław Kłotera	K1-214/93		
Rew.: 0	Skala: 1:100	Branża: INSTAL. ELEKTRYCZNE	Nr rys: E-18	