


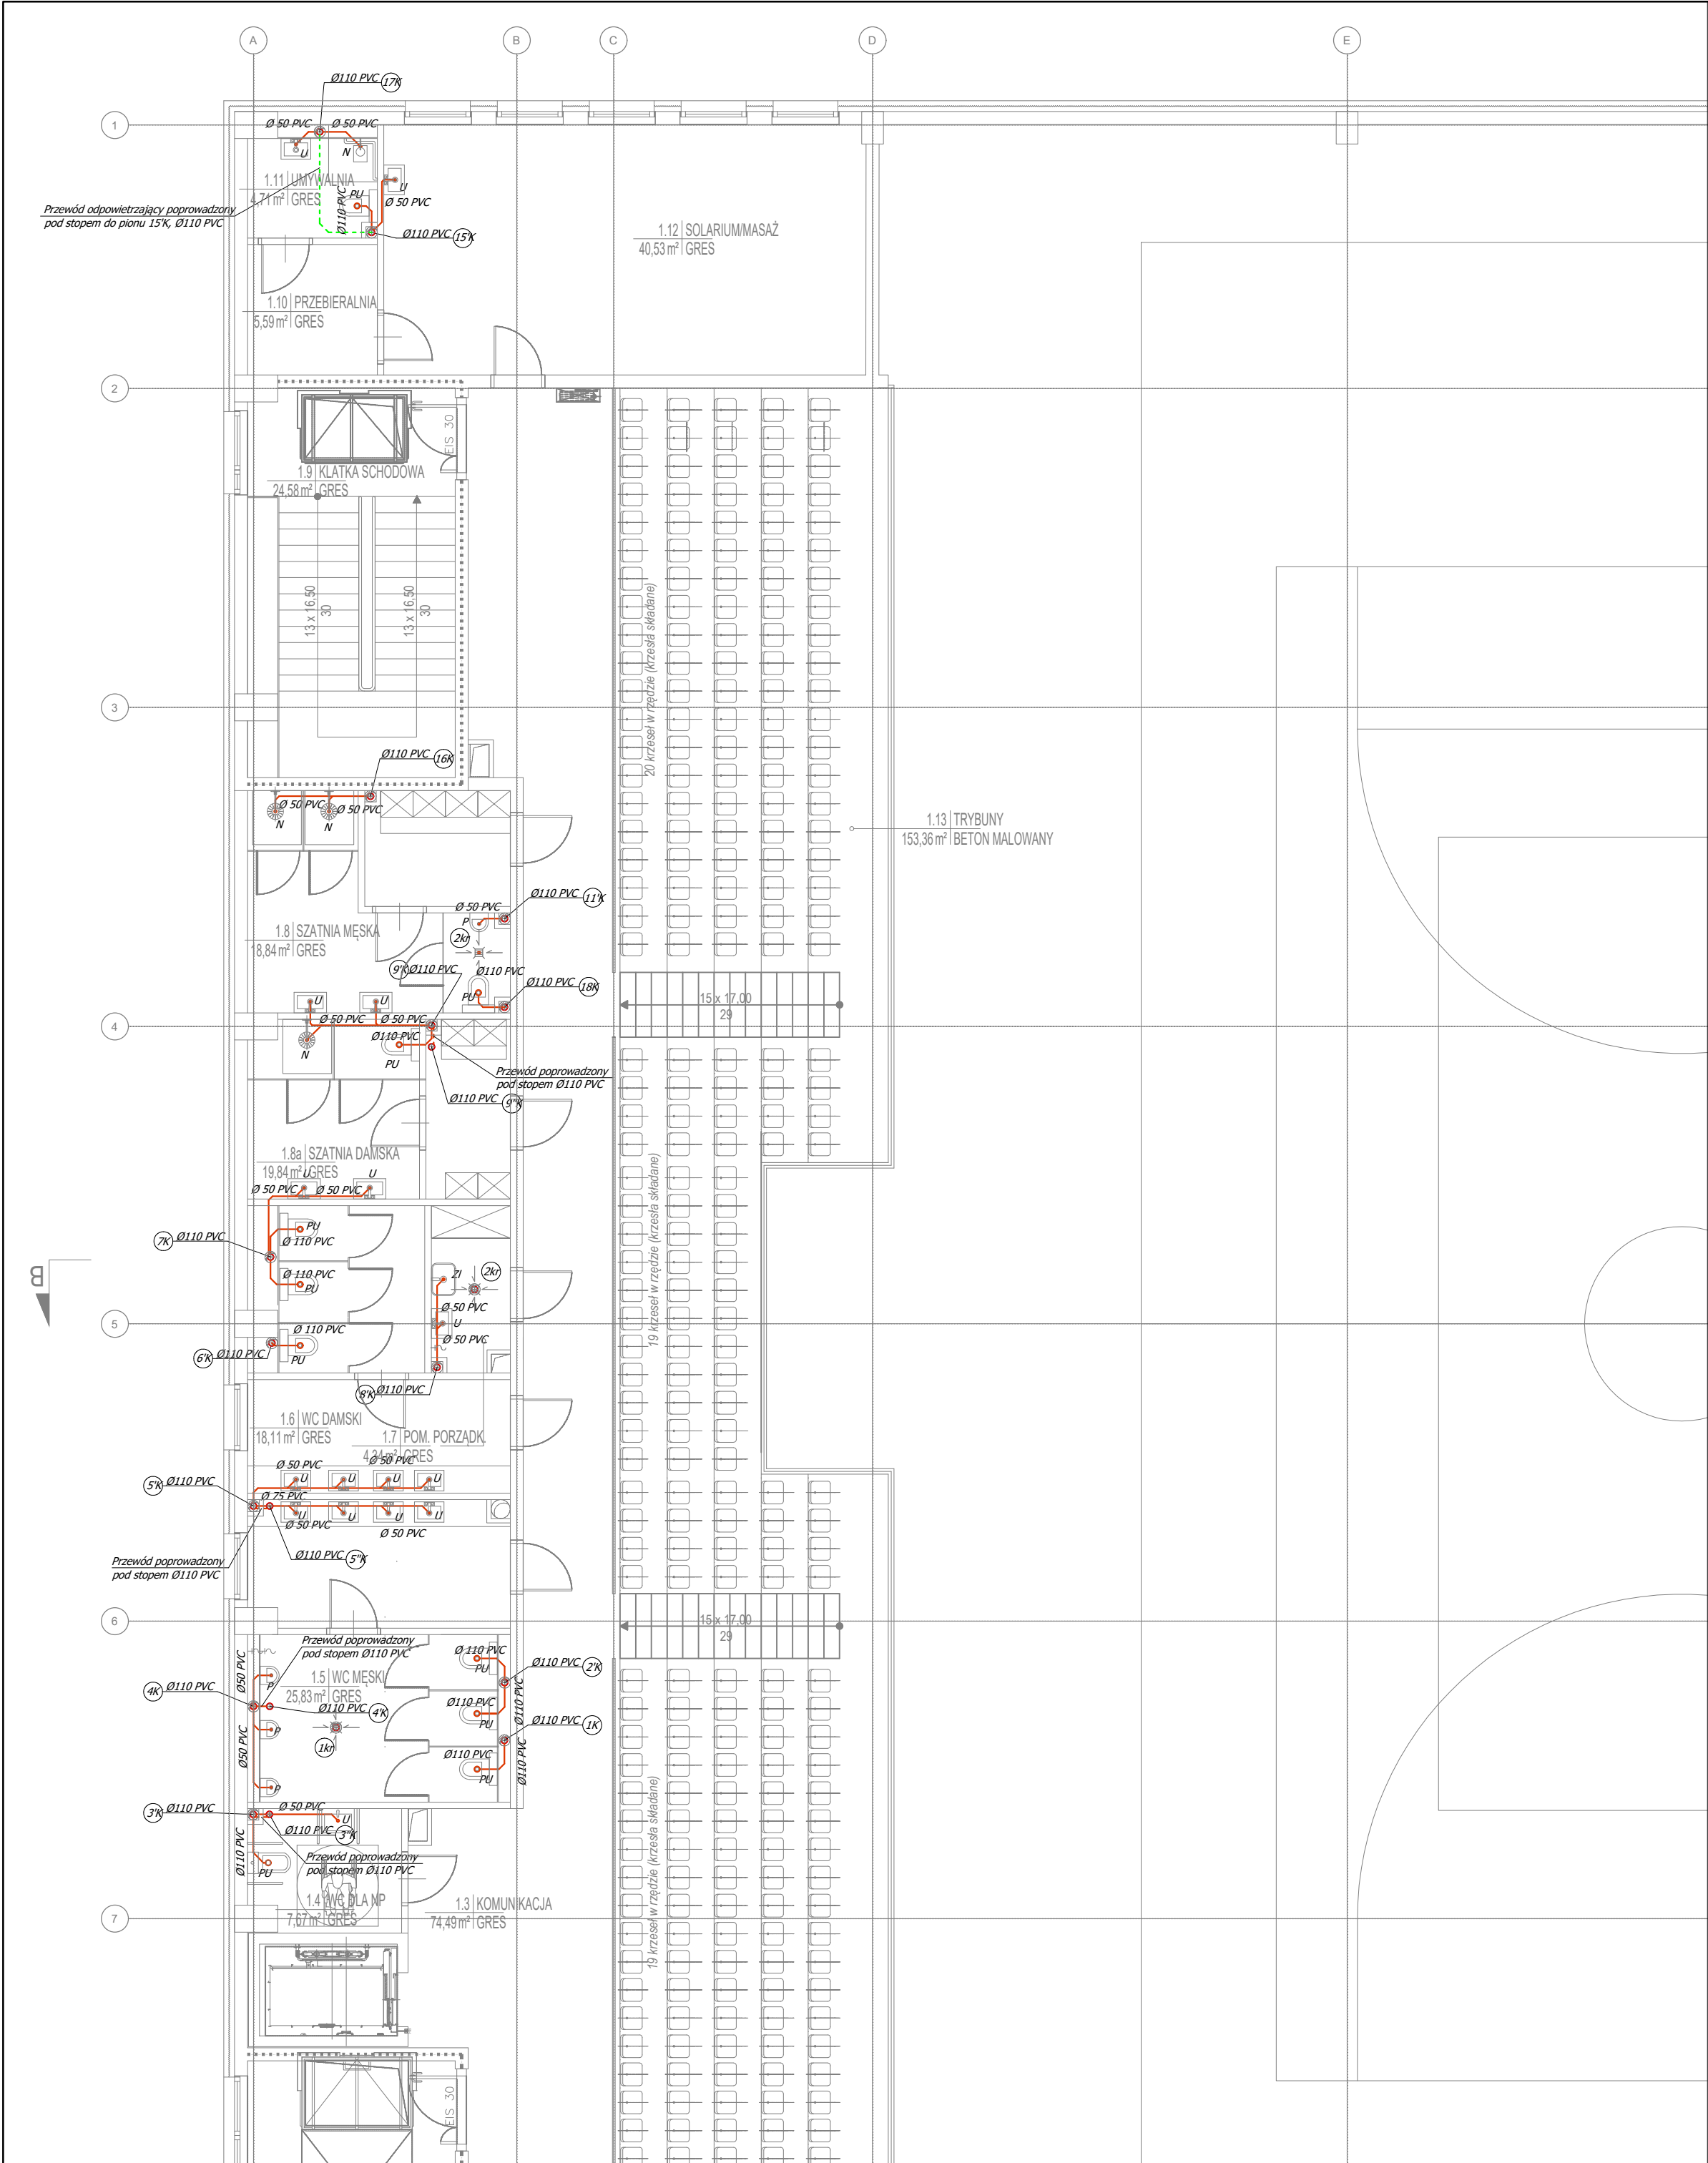

Legenda:

- - - Kanalizacja sanitarna prowadzona w posadzce/ w bruździe ściennej
- - - Kanalizacja sanitarna prowadzona pod stropem Ø110 PVC
- - - Odpowietrzenie pionów kanalizacji sanitarnej pod stropem Ø110 PVC
- (1K) - Pion kanalizacji sanitarnej

PU - ustęp
P - pisuar
U - umywalka
N - natrysk
ZI - zlewozmywak
Z - zmywarka

UWAGA:

- PODŁĄCZENIE URZĄDZEŃ SANITARNYCH POPRZEC ZASYFONOWANIE.
- PRZEWODY Ø50, Ø75 I Ø110 POPROWADZIĆ ZE SPADKIEM MIN. 2‰.
- PRZEJŚCIE PRZECZ PRZEGRODY ODDZIELENIA POŻAROWEGO NALEŻY WYKONAĆ W KLASIE ODPORNOŚCI RÓWNEJ ODPORNOŚCI EI PRZEGRODY.

Przedmiotowy projekt (utwór architektoniczny) jest chroniony prawem autorskim zgodnie z Ustawą nr 83 z dnia 04.02.1994 „O prawie autorskim i prawach pokrewnych” (tj. Dz.U. z 2022r. poz.2590) WSZELKIE AUTORSKIE PRAWA OSOBISTE DOT. TEGO PROJEKTU I RYSUNKU NALEŻĄ DO 4IDEA.KAROL SITARSKI. FIRMA 4IDEA.KAROL SITARSKI PRZENOSI NA INWESTORA CAŁOŚĆ AUTORSKICH PRAW MAJĄTKOWYCH DOT. TEGO PROJEKTU I RYSUNKU

Inwestor:
Gmina Chelm
ul. Gminna 18
22-100 Pokrówka

Nazwa Inwestycji:
Budowa budynku szkoły i budynku hali sportowej wraz z infrastrukturą towarzyszącą.

Adres Inwestycji:
msc Okszów, przy ul. Szkolnej
pow. chełmski, woj. lubelskie
Obręb: 0043 Okszów Kolonia
Numery działek ewidencyjnych: 149/1, 149/2

4idea
BIURO PROJEKTOWE

Karol Sitarski
ul. Złota 15/U5, 25-015 Kielce,
tel. 510-032-264
e-mail: 4idea@4idea.pl

Faza Projektu: Projekt techniczny
Temat Rysunku: Budynek 2 - Rzut piętra -inst. ks.

Funkcja i zakres	Projektant	Numer Uprawnień	Data	Podpis
Projektant Sanitarna	mgr inż. Marcin Kochel	SWK/0123/POOS/07	12.2025r.	
Opracowujący Sanitarna	mgr inż. Aleksandra Grzegorzczak			
Opracowujący Sanitarna	mgr inż. Kacysztof Kulig			
Opracowujący Sanitarna	mgr inż. Julia Kuc			
Opracowujący Sanitarna	mgr inż. Katarzyna Dudkiewicz-Grzyb			
Opracowujący Sanitarna	mgr inż. Katarzyna Grzegorka-Kulan			
Sprawdzający Sanitarna	mgr inż. Łukasz Marchut	SWK/0087/PWBS/23		

Rew.: Skala: 1:100 Branża: SANITARNA Nr rys: KS-03