



RZUT PARTERU
Skala 1:100

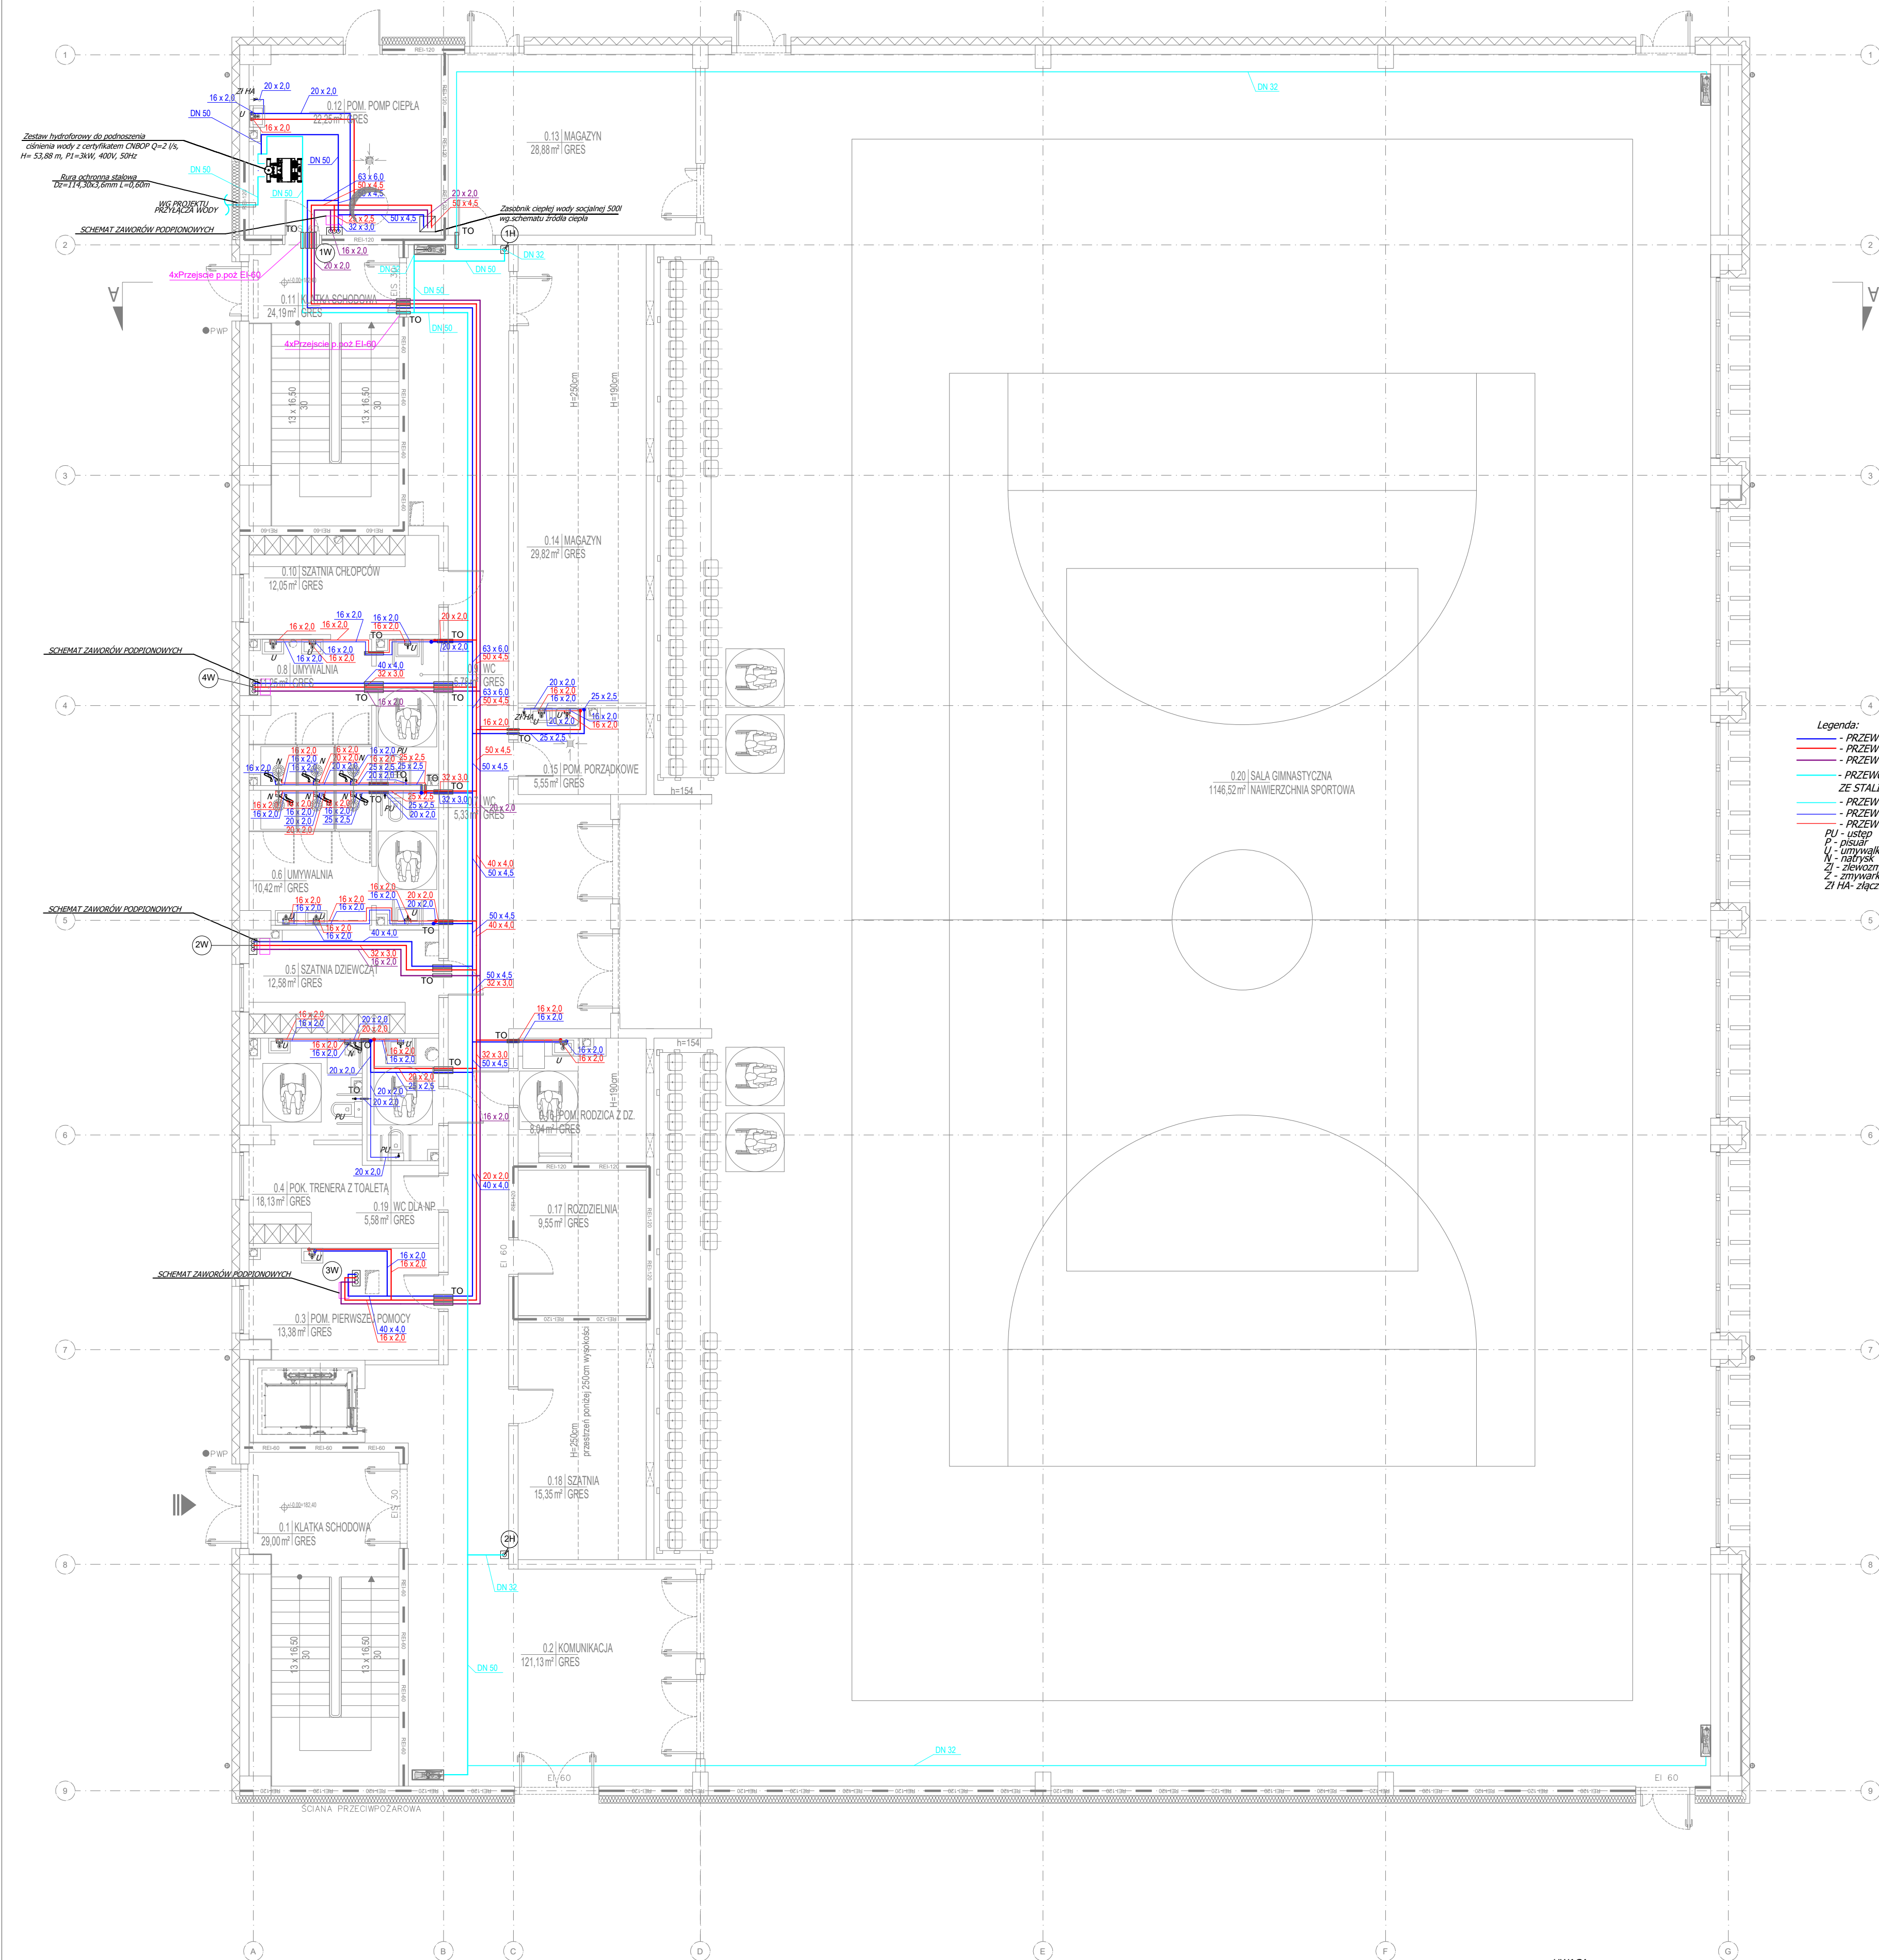


- Legenda:
- PRZEWODY WODY ZIMNEJ PROWADZONE W SUFICIE PODWIESZANYM
 - PRZEWODY WODY CIEPŁEJ PROWADZONE W SUFICIE PODWIESZANYM
 - PRZEWODY WODY CYRKULACYJNEJ PROWADZONE W SUFICIE PODWIESZANYM ZE STALI OCYNKOWANEJ
 - PRZEWODY WODY HYDRANTOWEJ PROWADZONE W SUFICIE PODWIESZANYM WYKONANE
 - PRZEWODY WODY ZIMNEJ PROWADZONE W POSADZKACH
 - PRZEWODY WODY CIEPŁEJ PROWADZONE W POSADZKACH
- PU - listop
P - pisuar
U - umywalka
N - natrysk
Z - zmywarka
Z1 - zmywarka
Z1 HA - złączka do węża z zaworem HA

SCHEMAT PODŁĄCZENIA
HYDRANTU

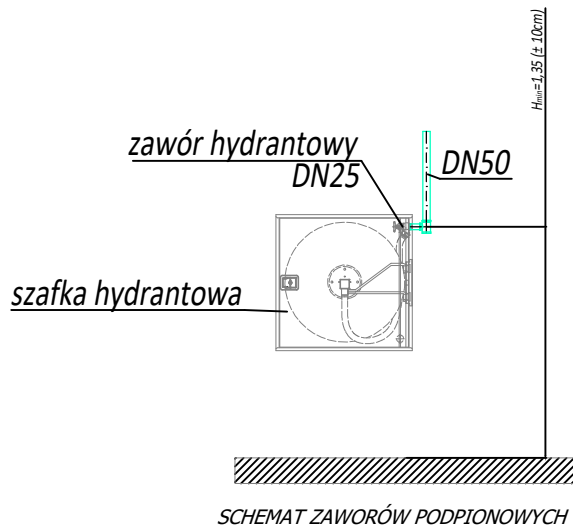

SCHEMAT ZAWORÓW PODPIONOWYCH

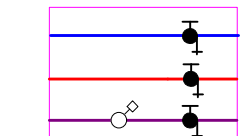

- - Zawór termostatyczny do instalacji cyrkulacji z funkcją przegrzewu
● - Zawór odcinający, grzybkowy ze spustem wody

Przedmiotowy projekt (utwór architektoniczny) jest chroniony prawem autorskim zgodnie z ustawą nr 51 z dnia 04.02.1984. O prawie autorskim i prawach pokrewnych (tj. Dz. U. z 2022r., poz. 2589) WSZELKIE AUTORSKIE PRAWA OSOBISTE DOT. TEGO PROJEKTU I RYSUNKU NALEŻĄ DO AIDEA KAROL SITARSKI. FIRMA AIDEA KAROL SITARSKI PRZEKAZUJE NA INWESTORA CAŁOŚĆ AUTORSKICH PRAW MAJĄTKOWYCH DOT. TEGO PROJEKTU I RYSUNKU

Inwestor:
Gmina Opatów
ul. Główna 18
22-100 Opatów

Nazwa Inwestycji:
Budowa budynku szkoły i budynku hali sportowej wraz z infrastrukturą towarzyszącą.

Adres Inwestycji:
msc. Oksów, przy ul. Szkolnej
pow. chełmski, woj. lubelskie
Okręg: 0043 Oksów Kolonia
Numery działek ewidencyjnych: 149/1, 149/2

4idea
BIURO PROJEKTOWE
Karol Sitarski
ul. Ziola 15/US, 25-015 Kielce,
tel: 510-032-264
e-mail: 4idea@4idea.pl

Faza Projektu: Projekt techniczny
Temat Rysunku: Budynek 2 - rzut parteru - inst. wody

Funkcja i zakres	Projektant	Numer Uprawnień	Data	Podpis
Projektant Sanitarna	mgr inż. Marion Kochel	SWK/0123/POOS/07	12.2025r.	
Opracowujący Sanitarna	mgr inż. Aleksandra Groganek			
Opracowujący Sanitarna	mgr inż. Krzysztof Kulig			
Opracowujący Sanitarna	mgr inż. Julia Kuc			
Opracowujący Sanitarna	mgr inż. Katarzyna Dudzińska-Grzyb			
Opracowujący Sanitarna	mgr inż. Katarzyna Groganek-Kulig			
Sprawdzający Sanitarna	mgr inż. Łukasz Marchut	SWK/0087/PWBS/23		

Rev.: 0 Skala: 1:100 Branża: SANITARNA Nr rys: W-01

UWAGA :
Należy zastosować baterie umywalkowe oraz prysznicowe z wbudowanymi mieszacznymi z możliwością ustawienia stałej temperatury wody odpowiednio dla :
-umywalki 43 °C
-prysznic 38°C