


RZUT PIĘTRA 1-
INSTALACJA SIŁY
Skala 1:100

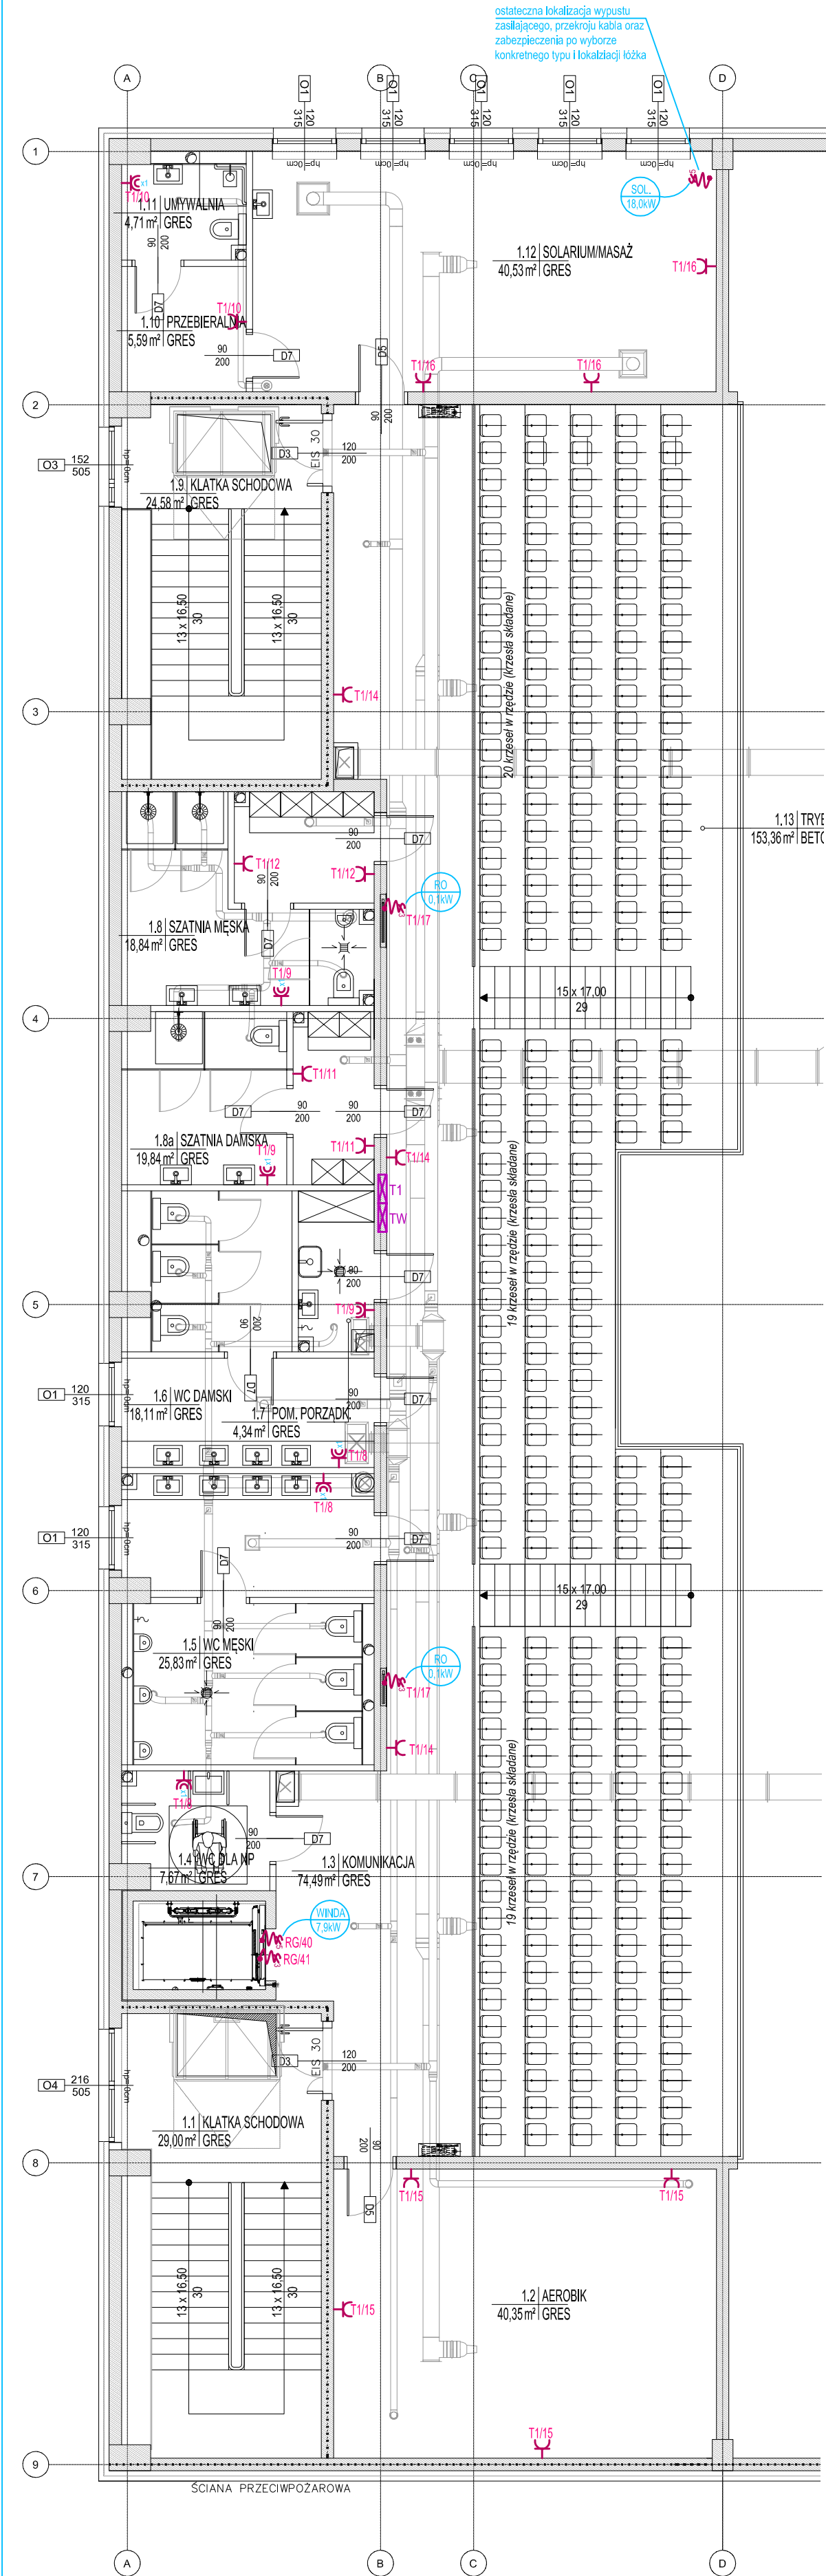

OZNACZENIA:

- T.. - projektowana tablica bezpiecznikowa
- gniazdo wtyczkowe jednofazowe p.t. podwójne
- 2x gniazdo wtyczkowe jednofazowe p.t. pojedyncze hermetyczne w ramce wspólnej
- gniazdo wtyczkowe jednofazowe p.t. pojedyncze hermetyczne
- gniazdo 400V 16A z wyłącznikiem IP55
- zestaw gniazdowy p.t. w ramce wspólnej (2x gn. ogólne 230V + 1x gn. RJ45)
- gniazdo 1xRJ45 Kat.6 - logiczne (internet,telefon)
- gniazdo 230V - ogólne
- gniazdo 230V - ogólne
- zestaw gniazdowy p.t. w ramce wspólnej
- gniazdo 2xRJ45 Kat.6 - logiczne (internet,telefon)
- gniazdo 2x230V - dedykowane komputerowe DATA
- gniazdo 2x230V - ogólne
- SL - szafa logiczna
- siatka ochronna
- wypust kablowy 3-przewodowy zasilający dane urządzenie według opisu
- wypust kablowy 5-przewodowy zasilający dane urządzenie według opisu

SOL 18,0kW - łóżko solarium 18,0kW/400V

WINDA 7,9kW - zasilanie windy 7,9kW/400V, doprowadzić:
N2XH 5x6mm2 - zas. szafy sterowej windy - zapas 2m,
N2XH 3x2,5mm2 - zas. oświetlenie windy - zapas 2m,

ZASILANIE WINDY:
We wskazane miejsce na Założeniach Dźwigowych należy doprowadzić:
- pięcioprzewodową linię zasilającą 3x400 V N2XH-J 5x6mm2; 50 Hz z zapasem 2 mb.
Wymagane zabezpieczenie wyłącznikiem różnicowo-prądowym 300 mA
oraz wyłącznikiem nadprądowym (S303/C25A) zapewniającym selektywne działanie zabezpieczeń.
- linię trzyprzewodową (N2XH-J 3x2,5mm2) 230 V; 50 Hz z zabezpieczeniem administracyjnym, z linii tej oświetla się kabinę i szyb.
- przewody do podłączenia systemów: monitoringu, Interkomowych, sygnalizacji pożaru
W podszubiu należy zapewnić bednarkę uziemiającą.

Ostateczny dobór zabezpieczeń i przewodów zasilających należy zweryfikować po wyborze konkretnych modeli urządzeń (zgodnie z ich dtr).

Przedmiotowy projekt (utwór architektoniczny) jest chroniony prawem autorskim zgodnie z Ustawą nr 83 z dnia 04.02.1994 „O prawie autorskim i prawach pokrewnych” (tj. Dz.U. z 2022r., poz.2509).WSZELKIE AUTORSKIE PRAWA OSOBISTE DOT. TEGO PROJEKTU I RYSUNKU NALEŻĄ DO 4IDEA,KAROL SITARSKI.

FIRMA 4IDEA,KAROL SITARSKI PRZENOSI NA INWESTORA CAŁOŚĆ OBYWATELSKICH PRAW MAJĄTKOWYCH DOT. TEGO PROJEKTU I RYSUNKU

ul. Gminna 18
22-100 Pokrówka

Nazwa Inwestycji:
Budowa budynku szkoły i budynku hali sportowej wraz z infrastrukturą towarzyszącą.

Adres Inwestycji:
msc Okszków, przy ul. Szkolnej
pow. chełmski, woj. lubelskie
Obręb: 0043 Okszków Kolonia
Numery działek ewidencyjnych: 149/1,149/2

4idea
BIURO PROJEKTOWE

Karol Sitarski
ul. Ziota 15/U5, 25-015 Kielce,
tel: 510-032-264
e-mail: 4idea@4idea.pl

Faza Projektu:	Projekt techniczny			
Temat Rysunku:	Budynek 2- rzut piętra 1 - instalacja siły			
Funkcja i zakres	Projektant	Numer Uprawnień	Data	Podpis
Projektant Instalacje elektryczne	mgr inż. Marek Alf	SWK/0096/PWOE/14	12.2025r.	
Opracowujący Instalacje elektryczne	mgr inż. Iwona Sito	---		
Sprawdzający Instalacje elektryczne	mgr inż. Jarosław Kolera	KI-214/93		
Rew.: 0	Skala: 1:100	Branża: INSTAL. ELEKTRYCZNE	Nr rys:	E-04