



Projektowana TP
Rozdzielnica natynkowa IP40

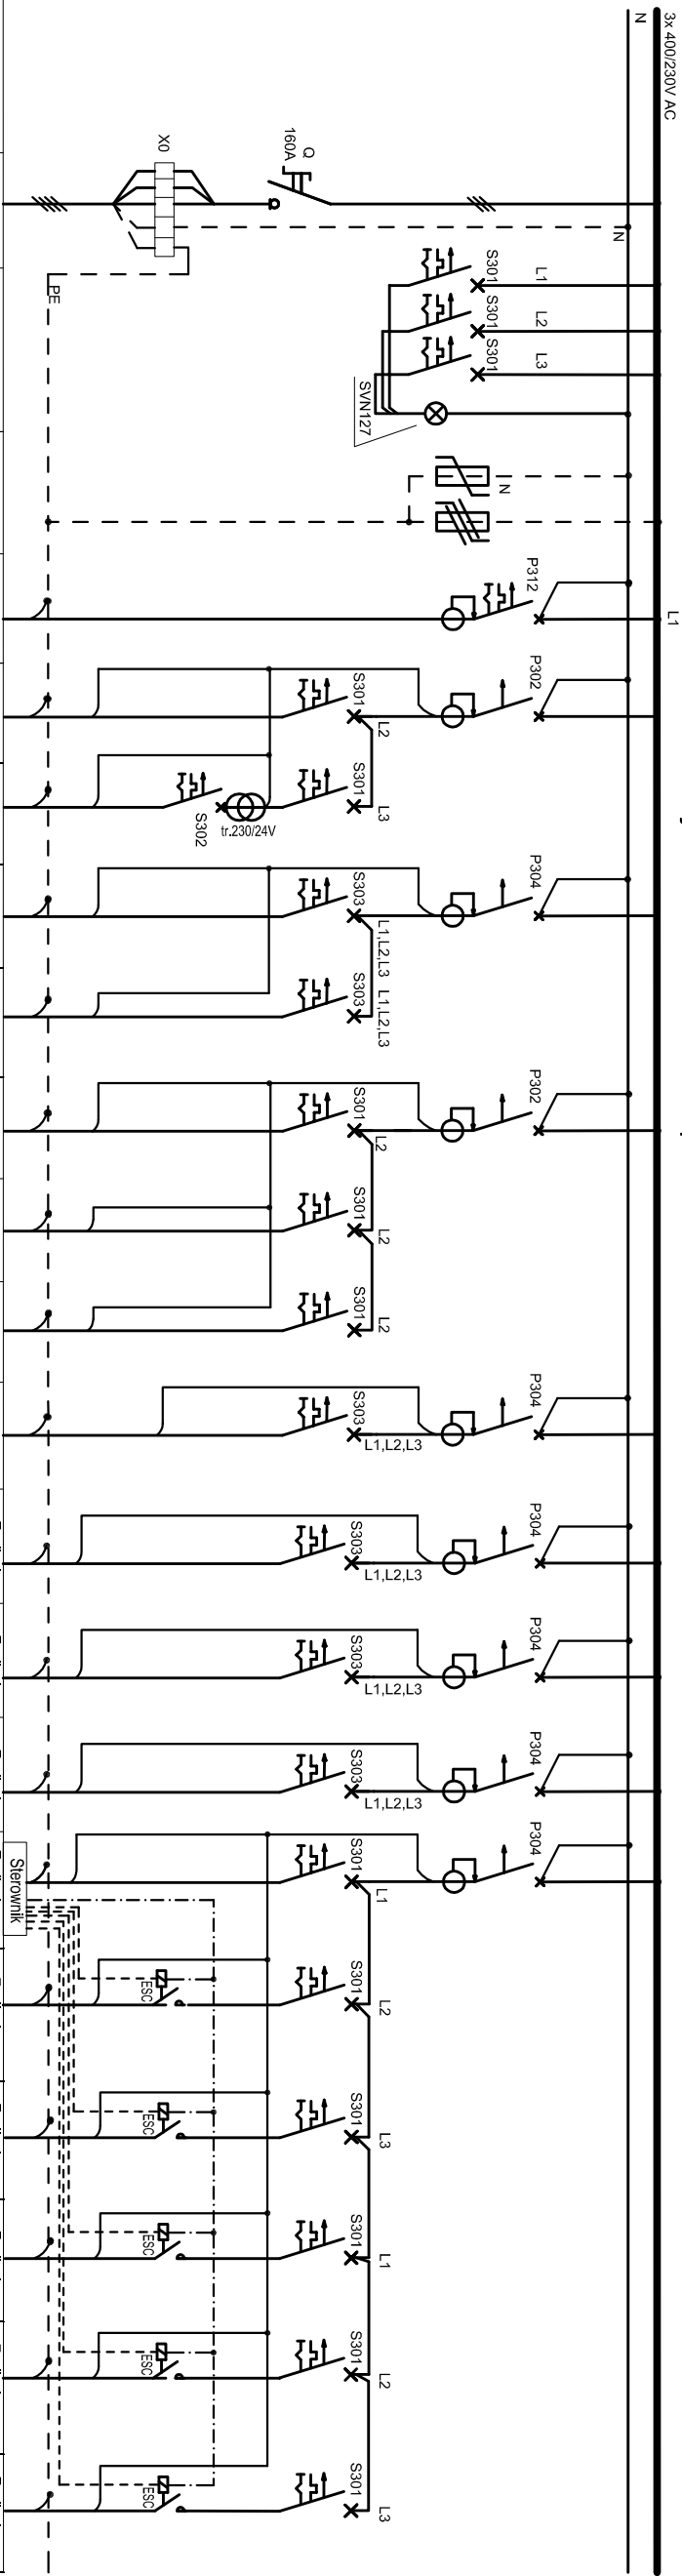


Ochronnik	Główny wyłącznik	Sygnałacja obecności fazy	Ochrona przepiędowa	Oświetlenie +AW/ELV	Gn. 230V ogólne	Gn. 24V	Gn. 400V	Rezerwa	Zasilanie PZ p.pompy dep.	Rezerwa	Rezerwa	Zasilanie kocioł p.pompy dep.	Zasilanie PC1	Zasilanie PC2	Zasilanie PC3	Zasilanie sterownik PC	Zasilanie pompa obiegowa P-1	Zasilanie pompa obiegowa P-2	Zasilanie pompa obiegowa P-3	Zasilanie pompa obiegowa P-4	Zasilanie pompa obiegowa P-5
Obwód nr TP:...	WŁZ	3x1.5		1/1AW	2	3	4	5	6	7	8	9	10	11	12	13	14	15	16	17	18
Typ kabla lub przewodu	NZHX-J 5x7mm ²		Ochronniki T2	NZHX-J 3x4x1.5	NZHX-J 3x2.5	NZHX-J 3x2.5	NZHX-J 5x2.5		NZHX-J 3x2.5			NZHX-J 5x16	NZHX-J 5x16	NZHX-J 5x16	NZHX-J 5x16	NZHX-J 3x1.5	NZHX-J 3x1.5	NZHX-J 3x1.5	NZHX-J 3x1.5	NZHX-J 3x1.5	NZHX-J 3x1.5
Typ zabezpieczenia	WG160A	3xS301B8A																			
Szybnik (przekładnik)		Lampki SYN127																			
Moc																					

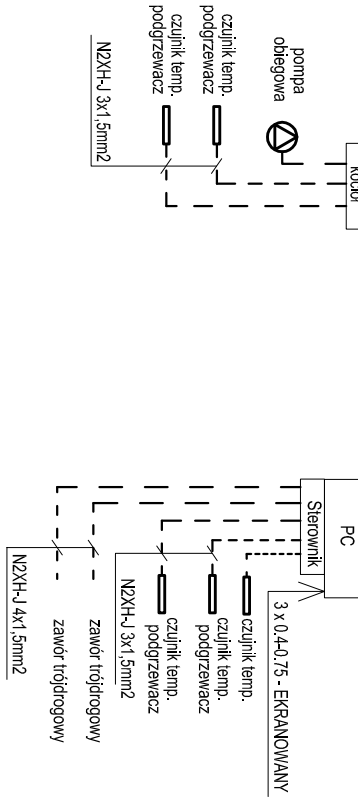

- UWAGA:**
- Układ sieci: TNC-S
 - Ochrona od porażen: SZYBKIE WYŁĄCZENIE ZASILANIA ODBIORNIKÓW
 - Obudowa tablicy n.t.
 - z listwaniami przyłączeniowymi N+PE

Dopuszcza się zastosowanie systemowych rozłążeń innych producentów muszą one jednak posiadać to samo przeznaczenie i parametry techniczne nie gorsze od proponowanych.
Ostateczny dobór zabezpieczeń i przewodów zasilających należy zweryfikować po wyborze konkretnych modeli urządzeń (zgodnie z ich dtr).

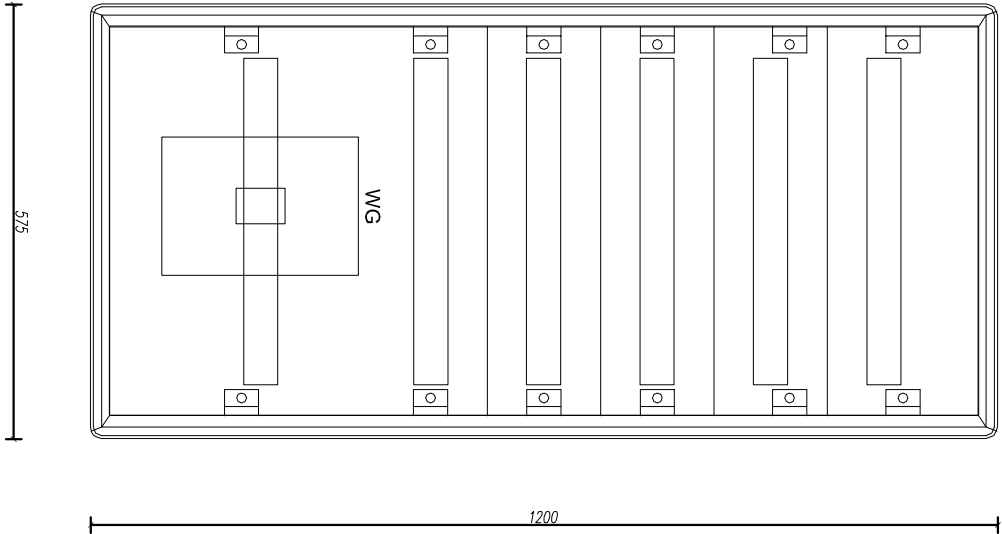

Przeznaczenie projektu (układ architektoniczny) jest chroniony prawem autorskim zgodnie z Ustawą nr 83 z dnia 14.02.1994. O prawie autorskim prawach pokrewnych" (tj. Dz.U. z 2022r., poz.2399).WZKŁADZIE AUTORSKIE PRAWA OŚCISZCIE DOT. TEGO PROJEKTU I RYSUNKU NALĘŻA DO AIDEA KAROL SITARSKI.

INWESTOR: KAROL SITARSKI PRZENOŚI NA INWESTORA CAŁOŚĆ OCHRONY PRAW MAJĄTKOWYCH DOT. TEGO PROJEKTU I RYSUNKU

ul. Głębina 18
22-100 Piekowiska

Nazwa Inwestycji:

Budowa budynku szkoły i budynku nał sportowej wraz z infrastrukturą towarzyszącą.

Adres Inwestycji:

mieś Oleszów, przy ul. Szkolnej
pow. chełmski, woj. lubelskie
Obręb: 0043 Oleszów kolonia
Numery działek ewidencyjnych: 149/1,149/2

4idea

BIURO PROJEKTOWE

Karol Sitarski
ul. Złota 15/1/5, 25-015 Kielec,
tel. 510-032-264
e-mail: 4idea@4idea.pl

Faza Projektu: Projekt techniczny

Temat Rysunku: Budynek 2-schemat rozdzielni TP

Funkcja i zakres	Projektant	Numer Uprawnień	Data	Podpis
Projektant	mgr inż. Marek Af	SWK/0096/		
Instalacje elektryczne		PWOE/14		
Opracowujący	mgr inż. Iwona Słob			
Instalacje elektryczne				
Sprawdzający	mgr inż. Jarosław Kolar	KI-214/93	12.2025r.	
Instalacje elektryczne				

Rew.: 0 Skala: 1:100 Branża: INSTAL. ELEKTRYCZNE Nr rys: E-12