


SCHEMAT ZASILANIA
ŁADOWARKI ŁS

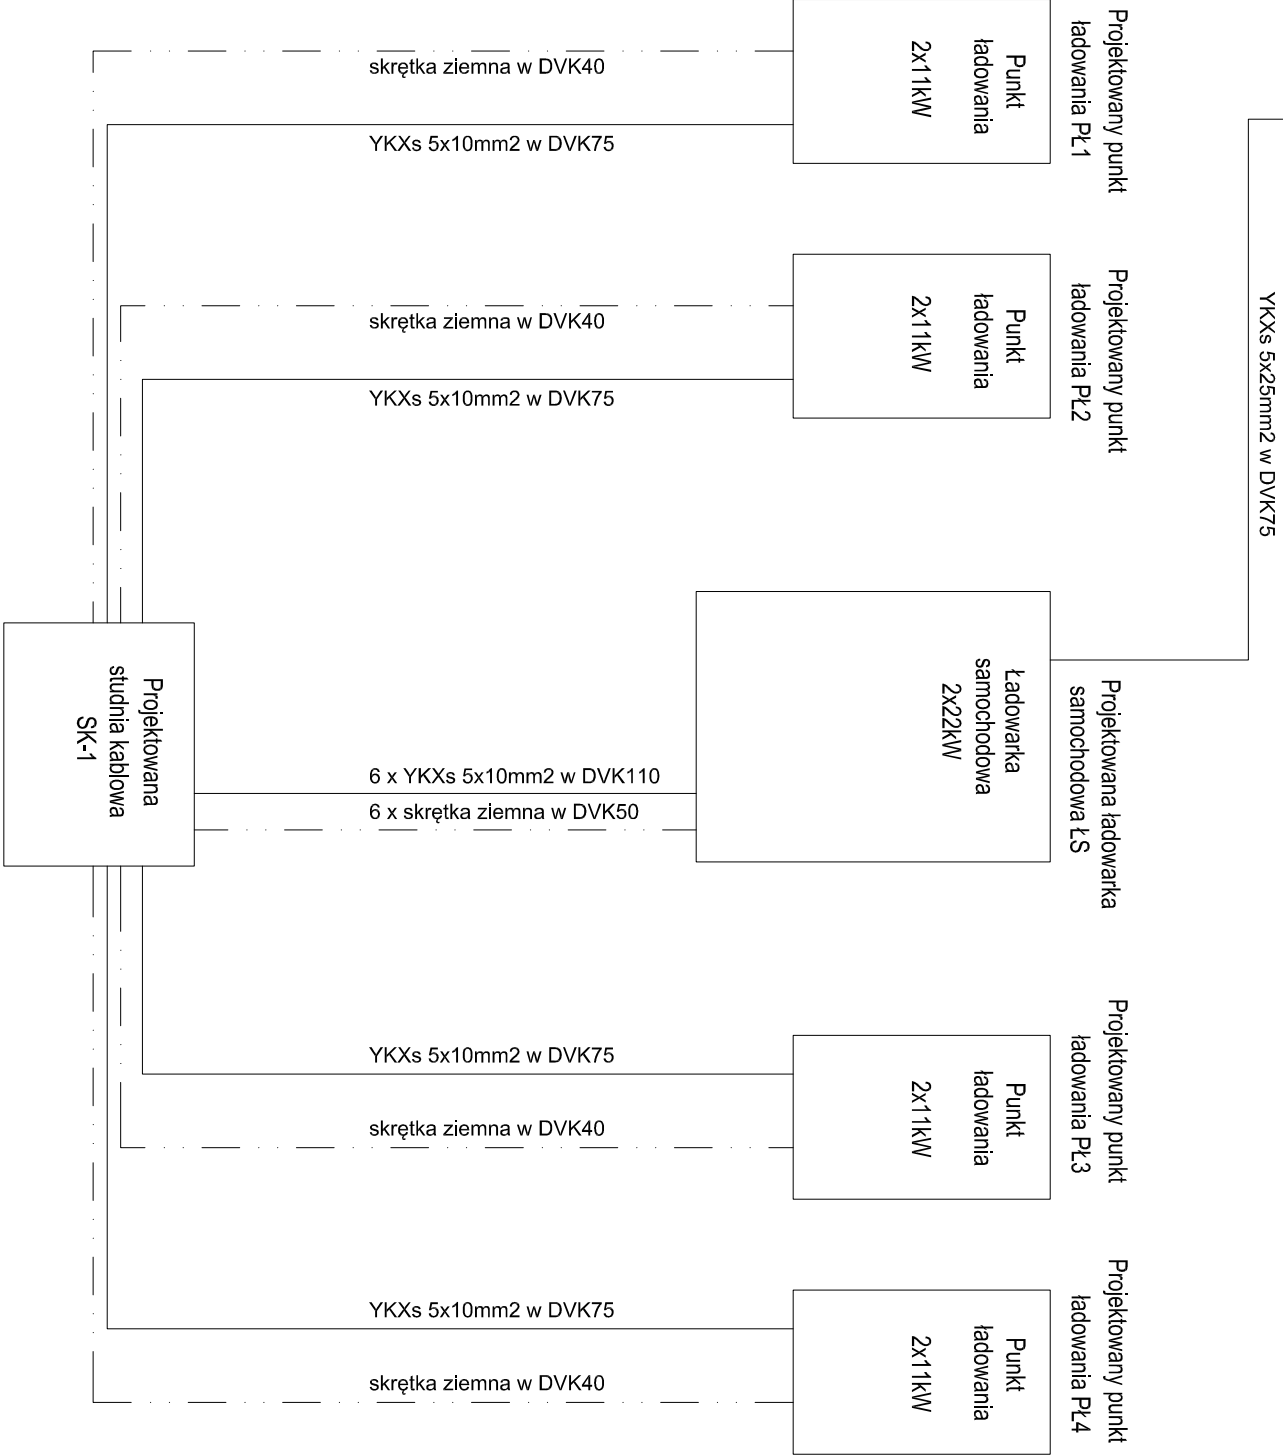

Przedmiotowy projekt (twór architektoniczny) jest chroniony prawem autorskim zgodnie z Ustawą nr 83 z dnia 04.02.1994 „O prawie autorskim i prawach pokrewnych” (tj. Dz.U. z 2021 r., poz. 2509). WSZELKIE AUTORSKIE PRAWA OSOBISTE DOT. TEGO PROJEKTU I RYSUNKU NALEŻĄ DO AIDEA.KAROL SITARSKI. PRWA AIDEA.KAROL SITARSKI PRZENOŚI NA INWESTORA CAŁOŚĆ OCHRONY PRAW MAJĄTKOWYCH DOT. TEGO PROJEKTU I RYSUNKU ul. Głębina 18 22-100 Pokówka				
Nazwa Inwestycji: Budowa budynku szkoły i budynku hali sportowej wraz z infrastrukturą towarzyszącą.				
Adres Inwestycji: msc Okszków, przy ul. Szkolnej pow. chełmski, woj. lubelskie Obręb: 004/3 Okszków kolonia Numery działek ewidencyjnych: 149/1, 149/2				
Aidea BIURO PROJEKTOWE Karol SitarSKI ul. Żoła 15/15, 25-015 Kielec, tel. 510-032-264 e-mail: aidea@aidea.pl				
Faza Projektu: Projekt techniczny				
Temat Rysunku: Budynek 2- schemat zasilania ładowarki ŁS				
Funkcja i zakres	Projektant	Numer Uprawnień	Data	Podpis
Projektant Instalacje elektryczne	mgr inż. Marek Alf	SWK/0096/ PWOE/14		
Opracowujący Instalacje elektryczne	mgr inż. Iwona Słito	---	12.2025r.	
Sprawdzający Instalacje elektryczne	mgr inż. Jarosław Kólera	K1-214/93		
Rew.: 0	Skala: 1:100	Branża: INSTAL. ELEKTRYCZNE	Nr rys: E-17	