






Elewacja T-AC

Rozdzielnica natynkowa 1x18, IP65

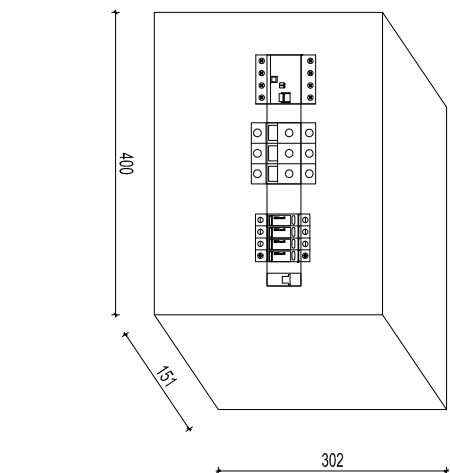

Elevacja T-DC

Rozdzielnica natynkowa 3x18, IP65

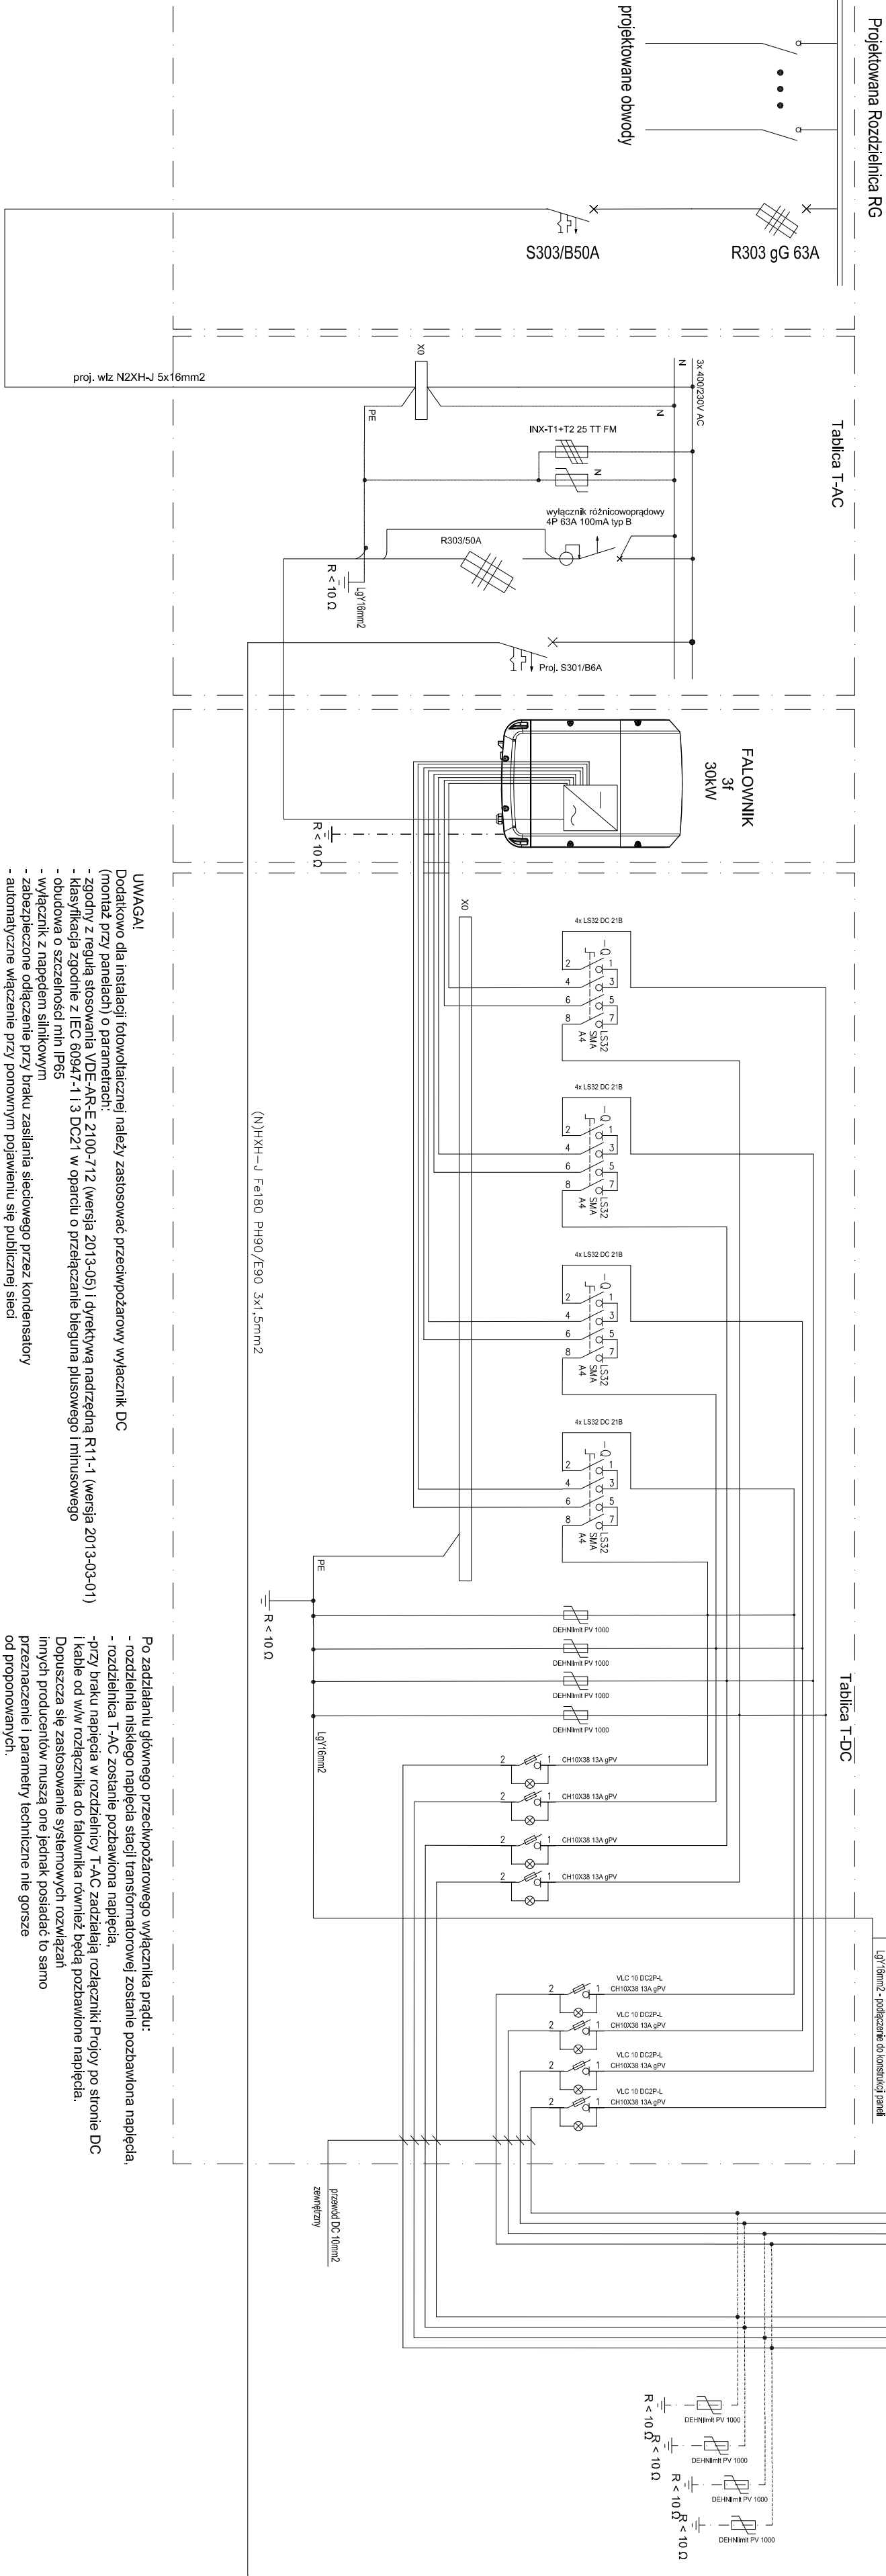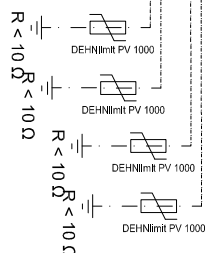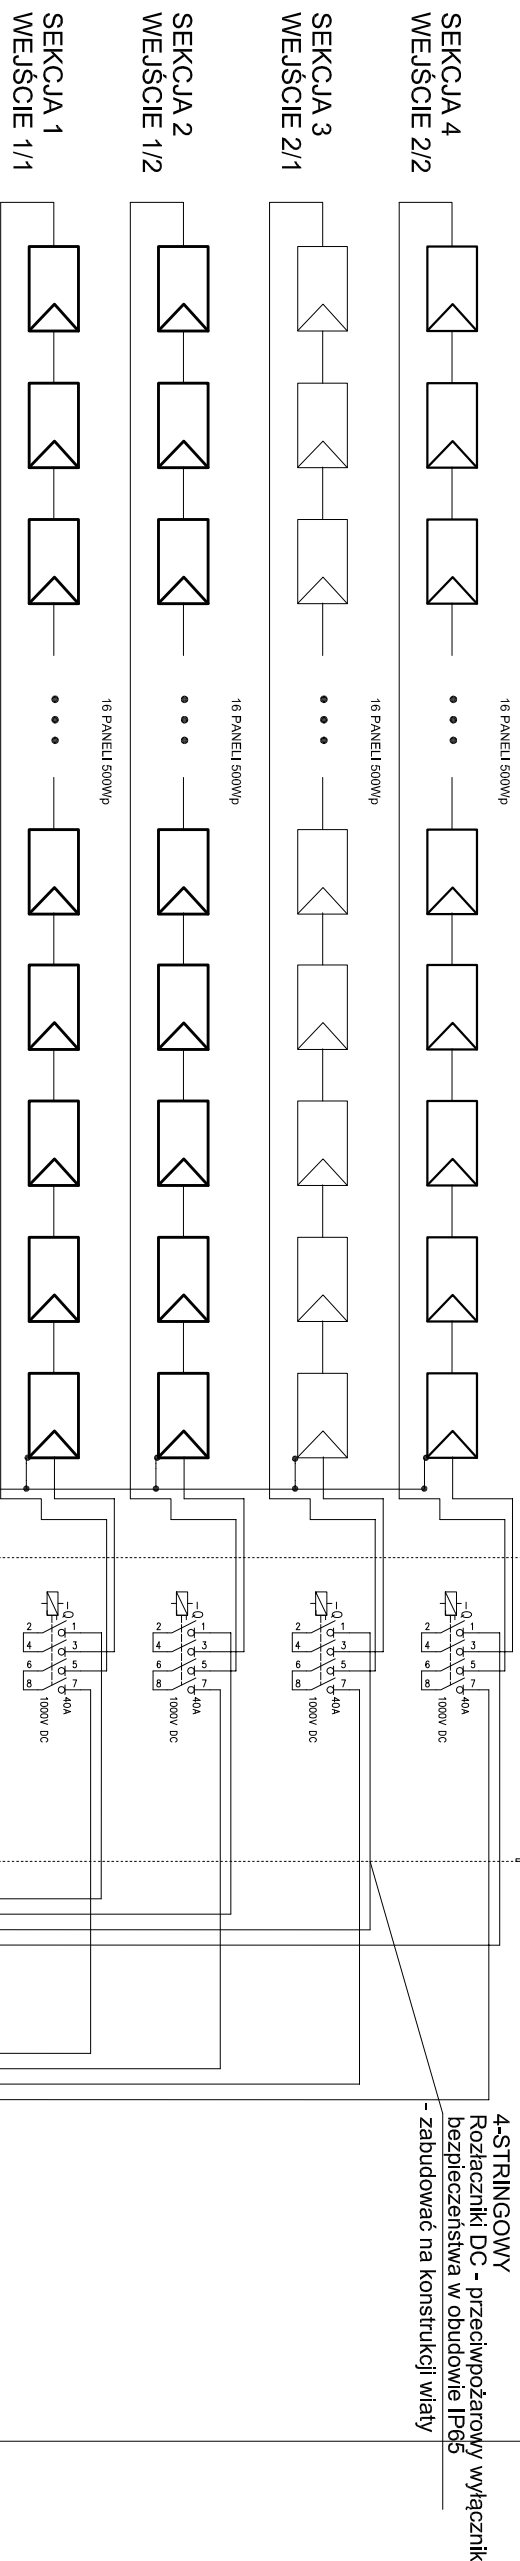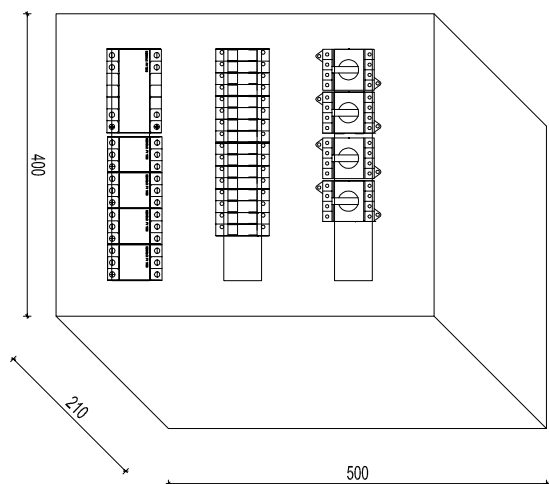

UWAGA!
Dodatkowo

Docelowo dla instalacji holowniczych należy zastosować przeciwpodany wydechnik. Do (montaż przy panelach) o parametrach:

- zgodny z regułą stosowania VDE-AR-E 2100-712 (wersja 2013-05) i dyrektywą nadziedną R11-1 (wersja 2013-03-01)
- klasyfikacja zgodnie z IEC 60947-1 i 3 DC21 w oparciu o przełączanie bieguna plusowego i minusowego

- obudowa o szczelności min IP65
- wyłącznik z napędem siłnikowym

- zabezpieczone odłączenie przy braku zasilania sieciowego przez kondensatory
- automatyczne włączenie przy ponownym pojawieniu się publicznej sieci

Po zadziałaniu głównego przeciwpożarowego wyłącznika prądu:

- rozdzielnia niskiego napięcia stacji transformatorowej zostanie pozbawiona napięcia
- rozdzielnica T-AC zostanie pozbawiona napięcia,

-przy braku napięcia w rozdzielnicy T-AC zadziałała rozłączniki Projoy po stł i kable od w/w rozłącznika również będą pozbawione napięcia

**SCHEMAT INSTALACJI
PANELI
FOTOWOLTAIKOWYCH
FALOWNIK NR 1**

Przedmiotowy projekt (ulwior architektoniczny) jest chroniony prawem autorskim zgodnie z Ustawą nr 83 z dnia 04.02.1994 „O prawie autorskim i prawach pokrewnych” (tj. Dz.U. z 2022r., poz.2509). WSZELKIE AUTORSKIE PRAWA OSOBISTE

DOT. TEGO PROJEKTU I RYSUNKU NALEŻA DO 4IDEA.KAROL SITARSKI, FIRM 4IDEA.KAROL SITARSKI PRZENOSI NA INWESTORA CAŁOŚĆ

ul. Główna 18
22-100 Pocków

Nazwa Inwestycji

Budowa budynku szkoły i budynku hali sportowej wraz z infrastrukturą towarzyszącą

Adres Inwestycji:

msc. Oksów, przy ul. Szkolnej
pow. chełmski, woj. lubelskie
Obręb: 0043 Oksów Kolonia
Numery działek ewidencyjnych: 149/1, 149/2

4ide
BÜRO PROJEKTE

tematu:	Projekt techniczny
---------	--------------------

Faza Projektu:	Projekt techniczny
----------------	--------------------

Temat Rysunku:	Budynek 2- schemat
----------------	--------------------

Projekant Instalacje elektryczne	Projektant mgr inż. Marek Al	Numer Uprawnień SWK/0096/ PMOE/14	Data	Podpis
Oprowadzający Instalacje elektryczne	mgr inż. Iwona Sibi	---	12.2025r.	
Sprawdzający Instalacje elektryczne	mgr inż. Jarosław Kłobas	K1-214/93		
Rawur.: 0	Skala: 1:100	Brzozda: INSTAL. ELEKTRYCZNE	Nr rys.: E-21	