
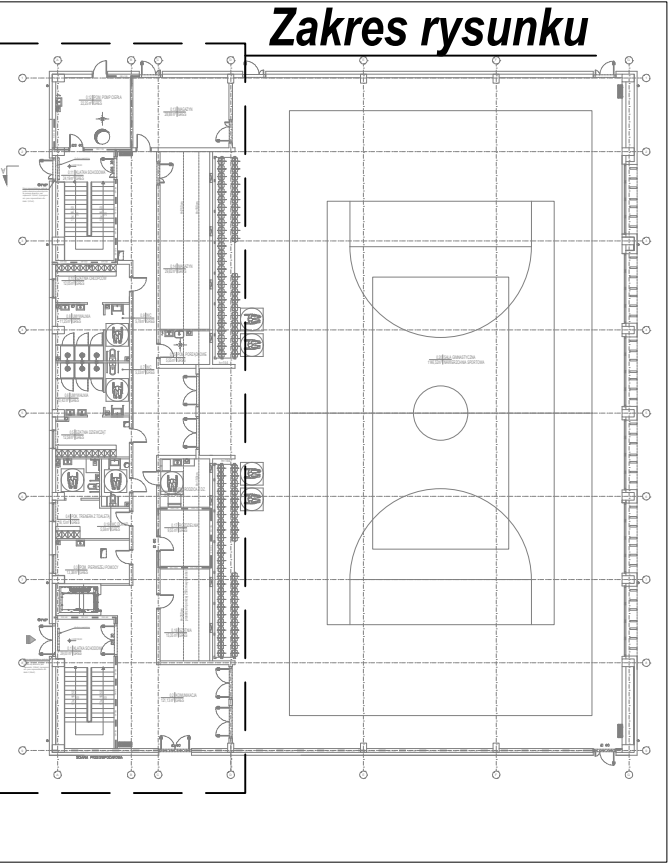
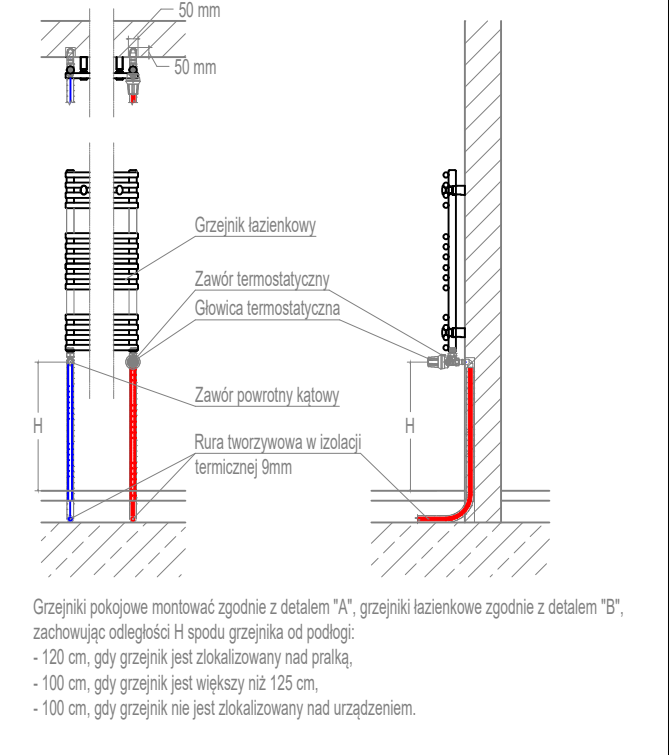
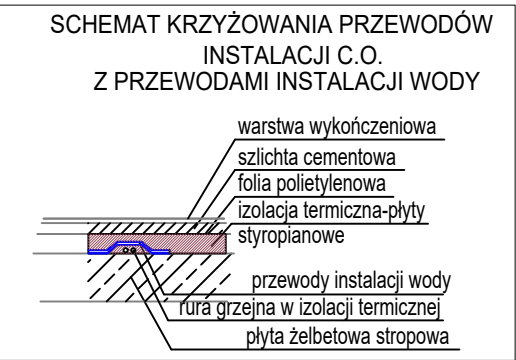


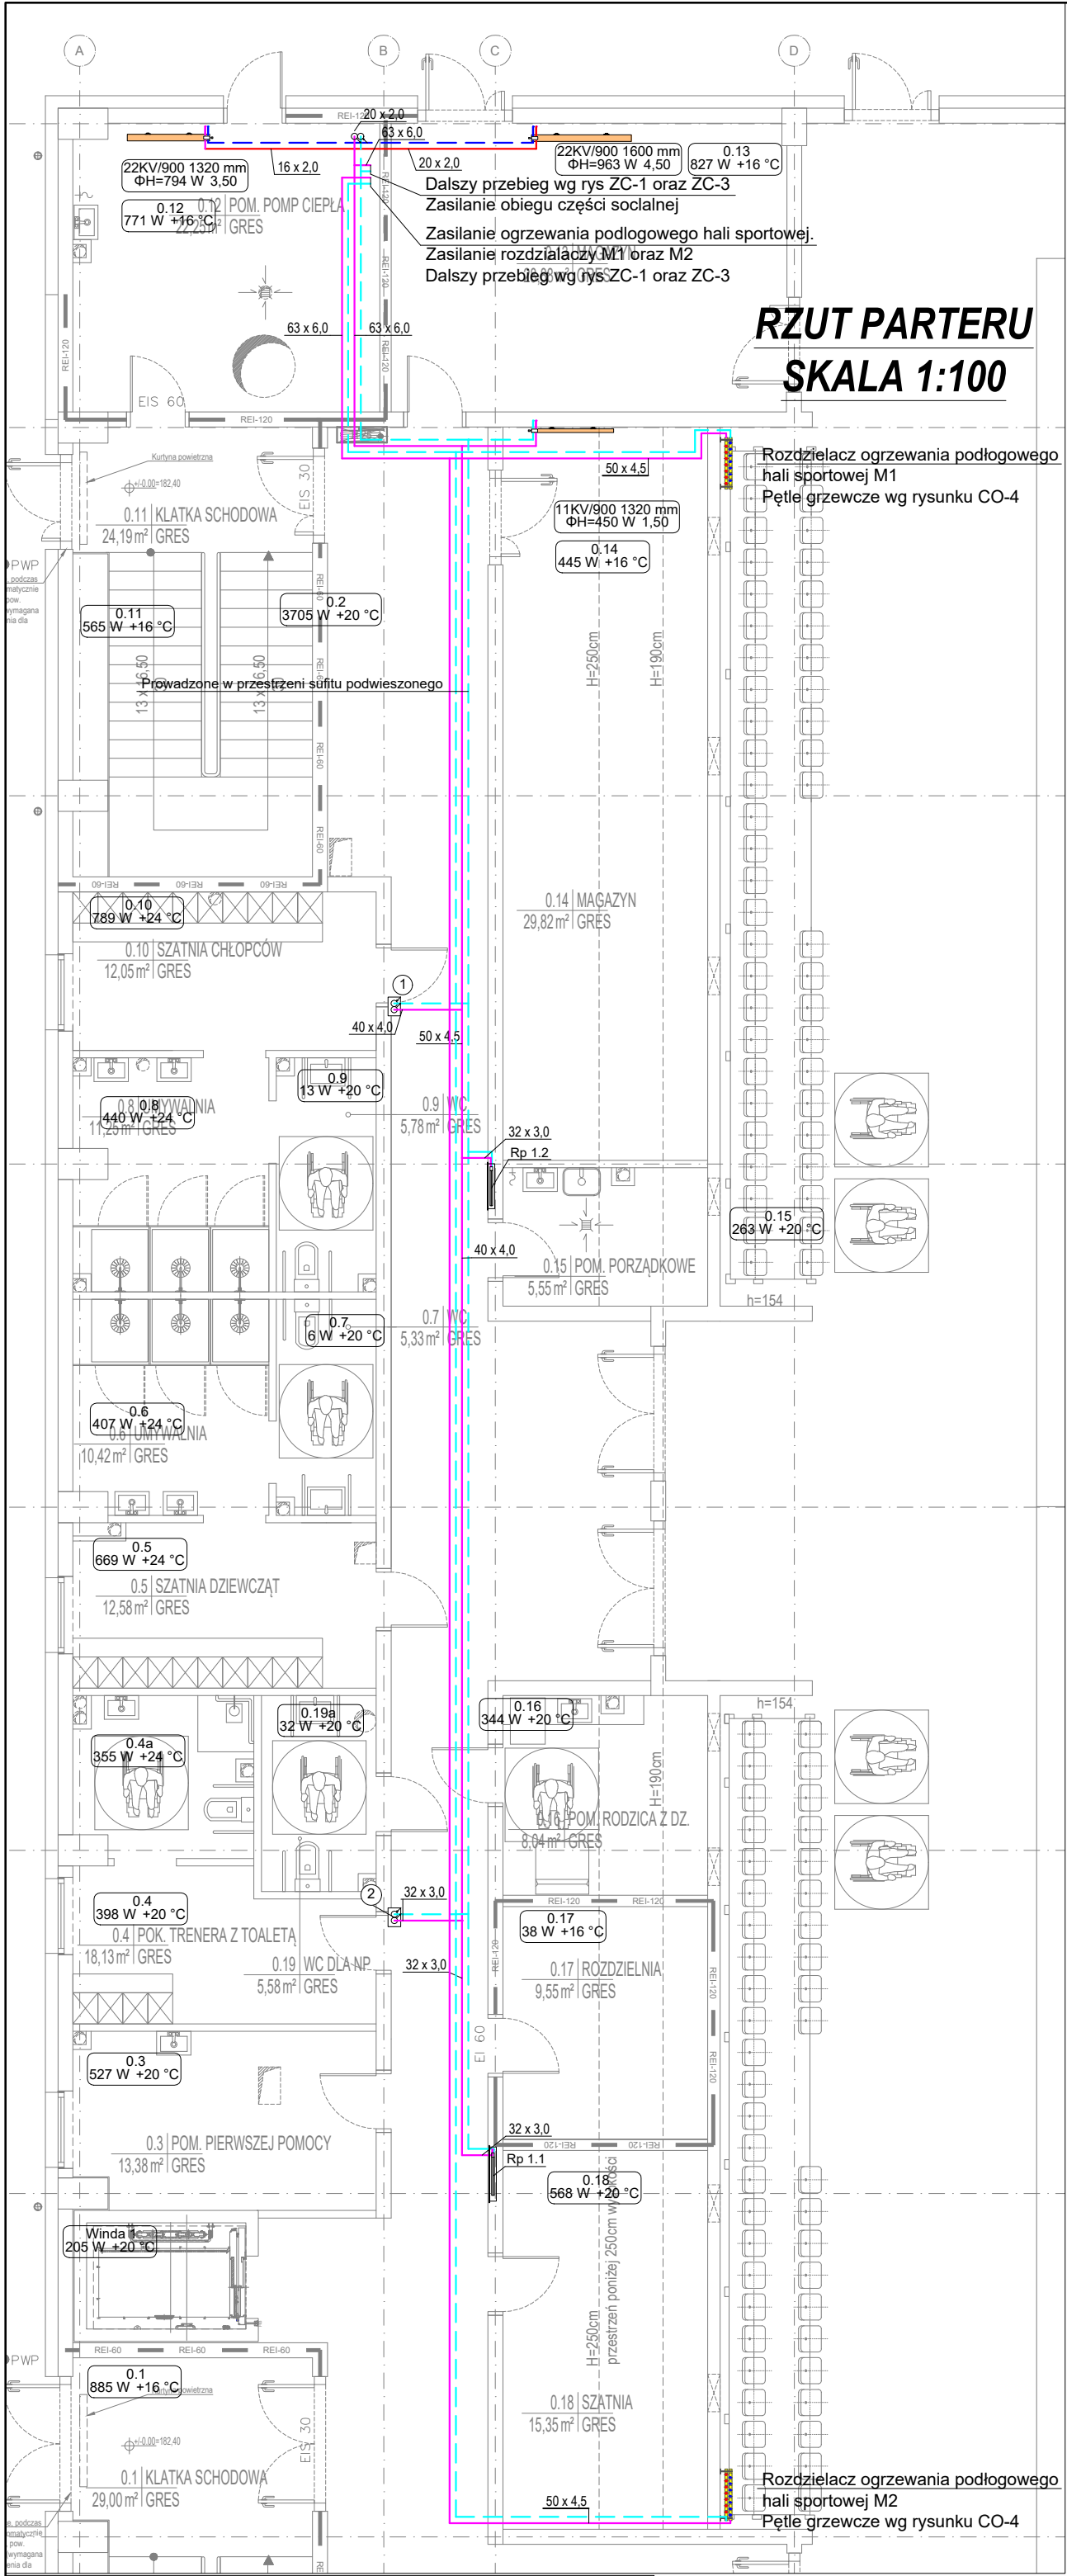

Przedmiotowy projekt (utwór architektoniczny) jest chroniony prawem autorskim zgodnie z Ustawą nr 83 z dnia 04.02.1994. „O prawie autorskim i prawach pokrewnych” (tj. Dz.U. z 2022r., poz.2590) WSZELKIE AUTORSKIE PRAWA OSOBISTE DOT. TEGO PROJEKTU I RYSUNKU NALEŻĄ DO AIDEA.KAROL SITARSKI. FIRMA AIDEA.KAROL SITARSKI PRZENOŚI NA INWESTORA CAŁOŚĆ AUTORSKICH PRAW MAJĄTKOWYCH DOT. TEGO PROJEKTU I RYSUNKU

Inwestor:
Gmina Chelm
ul. Gminna 18
22-100 Pokrówka

Nazwa Inwestycji:
Budowa budynku szkoły i budynku hali sportowej wraz z infrastrukturą towarzyszącą.

Adres Inwestycji:
msc: Okszków, przy ul. Szkolnej
pow. chełmski, woj. lubelskie
Obręb: 0043 Okszków Kolonia
Numery działek ewidencyjnych: 149/1,149/2

4idea BIURO PROJEKTOWE					Karol Sitarski ul. Ziółta 15/U5, 25-015 Kielce, tel: 510-032-264 e-mail: 4idea@4idea.pl				
Faza Projektu: Projekt techniczny					Temat Rysunku: Budynek 2 - Rzut parteru-instalacja CO				
Funkcja i zakres	Projektant	Numer Uprawnień	Data	Podpis	12.2025r.				
Projektant Sanitarna	mgr inż. Marcin Kochel	SWK/0123/POOS/07							
Opracowujący Sanitarna	mgr inż. Aleksandra Grzegorzczak								
Opracowujący Sanitarna	mgr inż. Krzysztof Kulig								
Opracowujący Sanitarna	mgr inż. Julia Kuc								
Opracowujący Sanitarna	mgr inż. Katarzyna Dudzińska-Grzyb								
Opracowujący Sanitarna	mgr inż. Katarzyna Groguska-Kulan								
Sprawdzający Sanitarna	mgr inż. Łukasz Marchut	SWK/0087/PWBS/23							
Rew.: 0					Skala: 1:100				
					Branża: SANITARNA				
					Nr rys: CO-1				

LEGENDA:

- ZASILANIE INSTALACJI C.O. PROWADZONE POD STROPEM
- POWRÓT INSTALACJI C.O. PROWADZONE OD STROPEM
- ZASILANIE INSTALACJI C.O.
- POWRÓT INSTALACJI C.O.
- SYMBOL POMIESZCZENIA;
- ZAPOTRZEBOWANIE NA CIEPŁO; TEMPERATURA W POMIESZCZENIU

22KV/900 1600 mm
ΦH=963 W 4,50

0.11-1-1 150 mm
Lcaik=107,9 m ΦH=585 W

- NR PĘTLI OP; ROZSTAW RUR OP
- DŁUGOŚĆ PĘTLI OP/MOC UZYSKANA OP
- TERMOSTAT OGRZEWANIA PODŁOGOWEGO
- PROJEKTOWANA DYLATACJA

UWAGI :

- PRZEJŚCIA PRZEZ PRZEGRODY WYKONAĆ W TULEJACH OCHRONNYCH WEWNĘTRZNĄ PRZESTRZEŃ WYPEŁNIĆ PIANKĄ
- PRZEWODY PROWADZONE PO ZEWNĘTRZNEJ POWIERZCHNI PRZEGRÓD ZABUDOWAĆ GIPS KARTONEM.
- PRZEWODY PROWADZONE POD STROPEM MOCOWAĆ ZA POMOCĄ UCHWYTÓW SYSTEMOWYCH.
- PRZEWODY PODWIESIĆ NA PODPORACH STAŁYCH BĄDŻ PRZESUWNYCH ZGODNIE Z TECHNOLOGIĄ RUROCIĄGÓW.
- PRZEWODY ROZPROWADZAJĄCE W WARSTWACH POSADZKOWYCH PROWADZIĆ PRZEZ DRZWI TAKICH JAK BELKI CZY PODCIĄGI
- INSTALACJE NALEŻY PROWADZIĆ TAK BY NIE NARUSZAŁY ELEMENTÓW KONSTRUKCYJNYCH
- PRZEJŚCIE PRZEZ PRZEGRODY ODDZIELENIA POŻAROWEGO NALEŻY WYKONAĆ W KLASIE ODPORNOŚCI RÓWNEJ ODPORNOŚCI EI PRZEGRODY
- NALEŻY UMOŻLIWIĆ ODPOWIEETRZENIE I OPRÓŻNIENIE INSTALACJI POPRZEZ ZAINSTALOWANIE W JEJ NAJWYŻSZYCH PUNKTACH AUTOMATYCZNYCH ODPOWIEETRNIKÓW, A W NAJNIŻSZYCH ZAWORÓW SPUSTOWYCH