



RZUT DACHU
INSTALACJA WENTYLACJI MECHANICZNEJ
skala 1:100

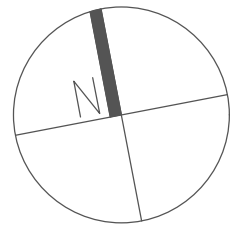

RZUT DACHU
Skala 1:100

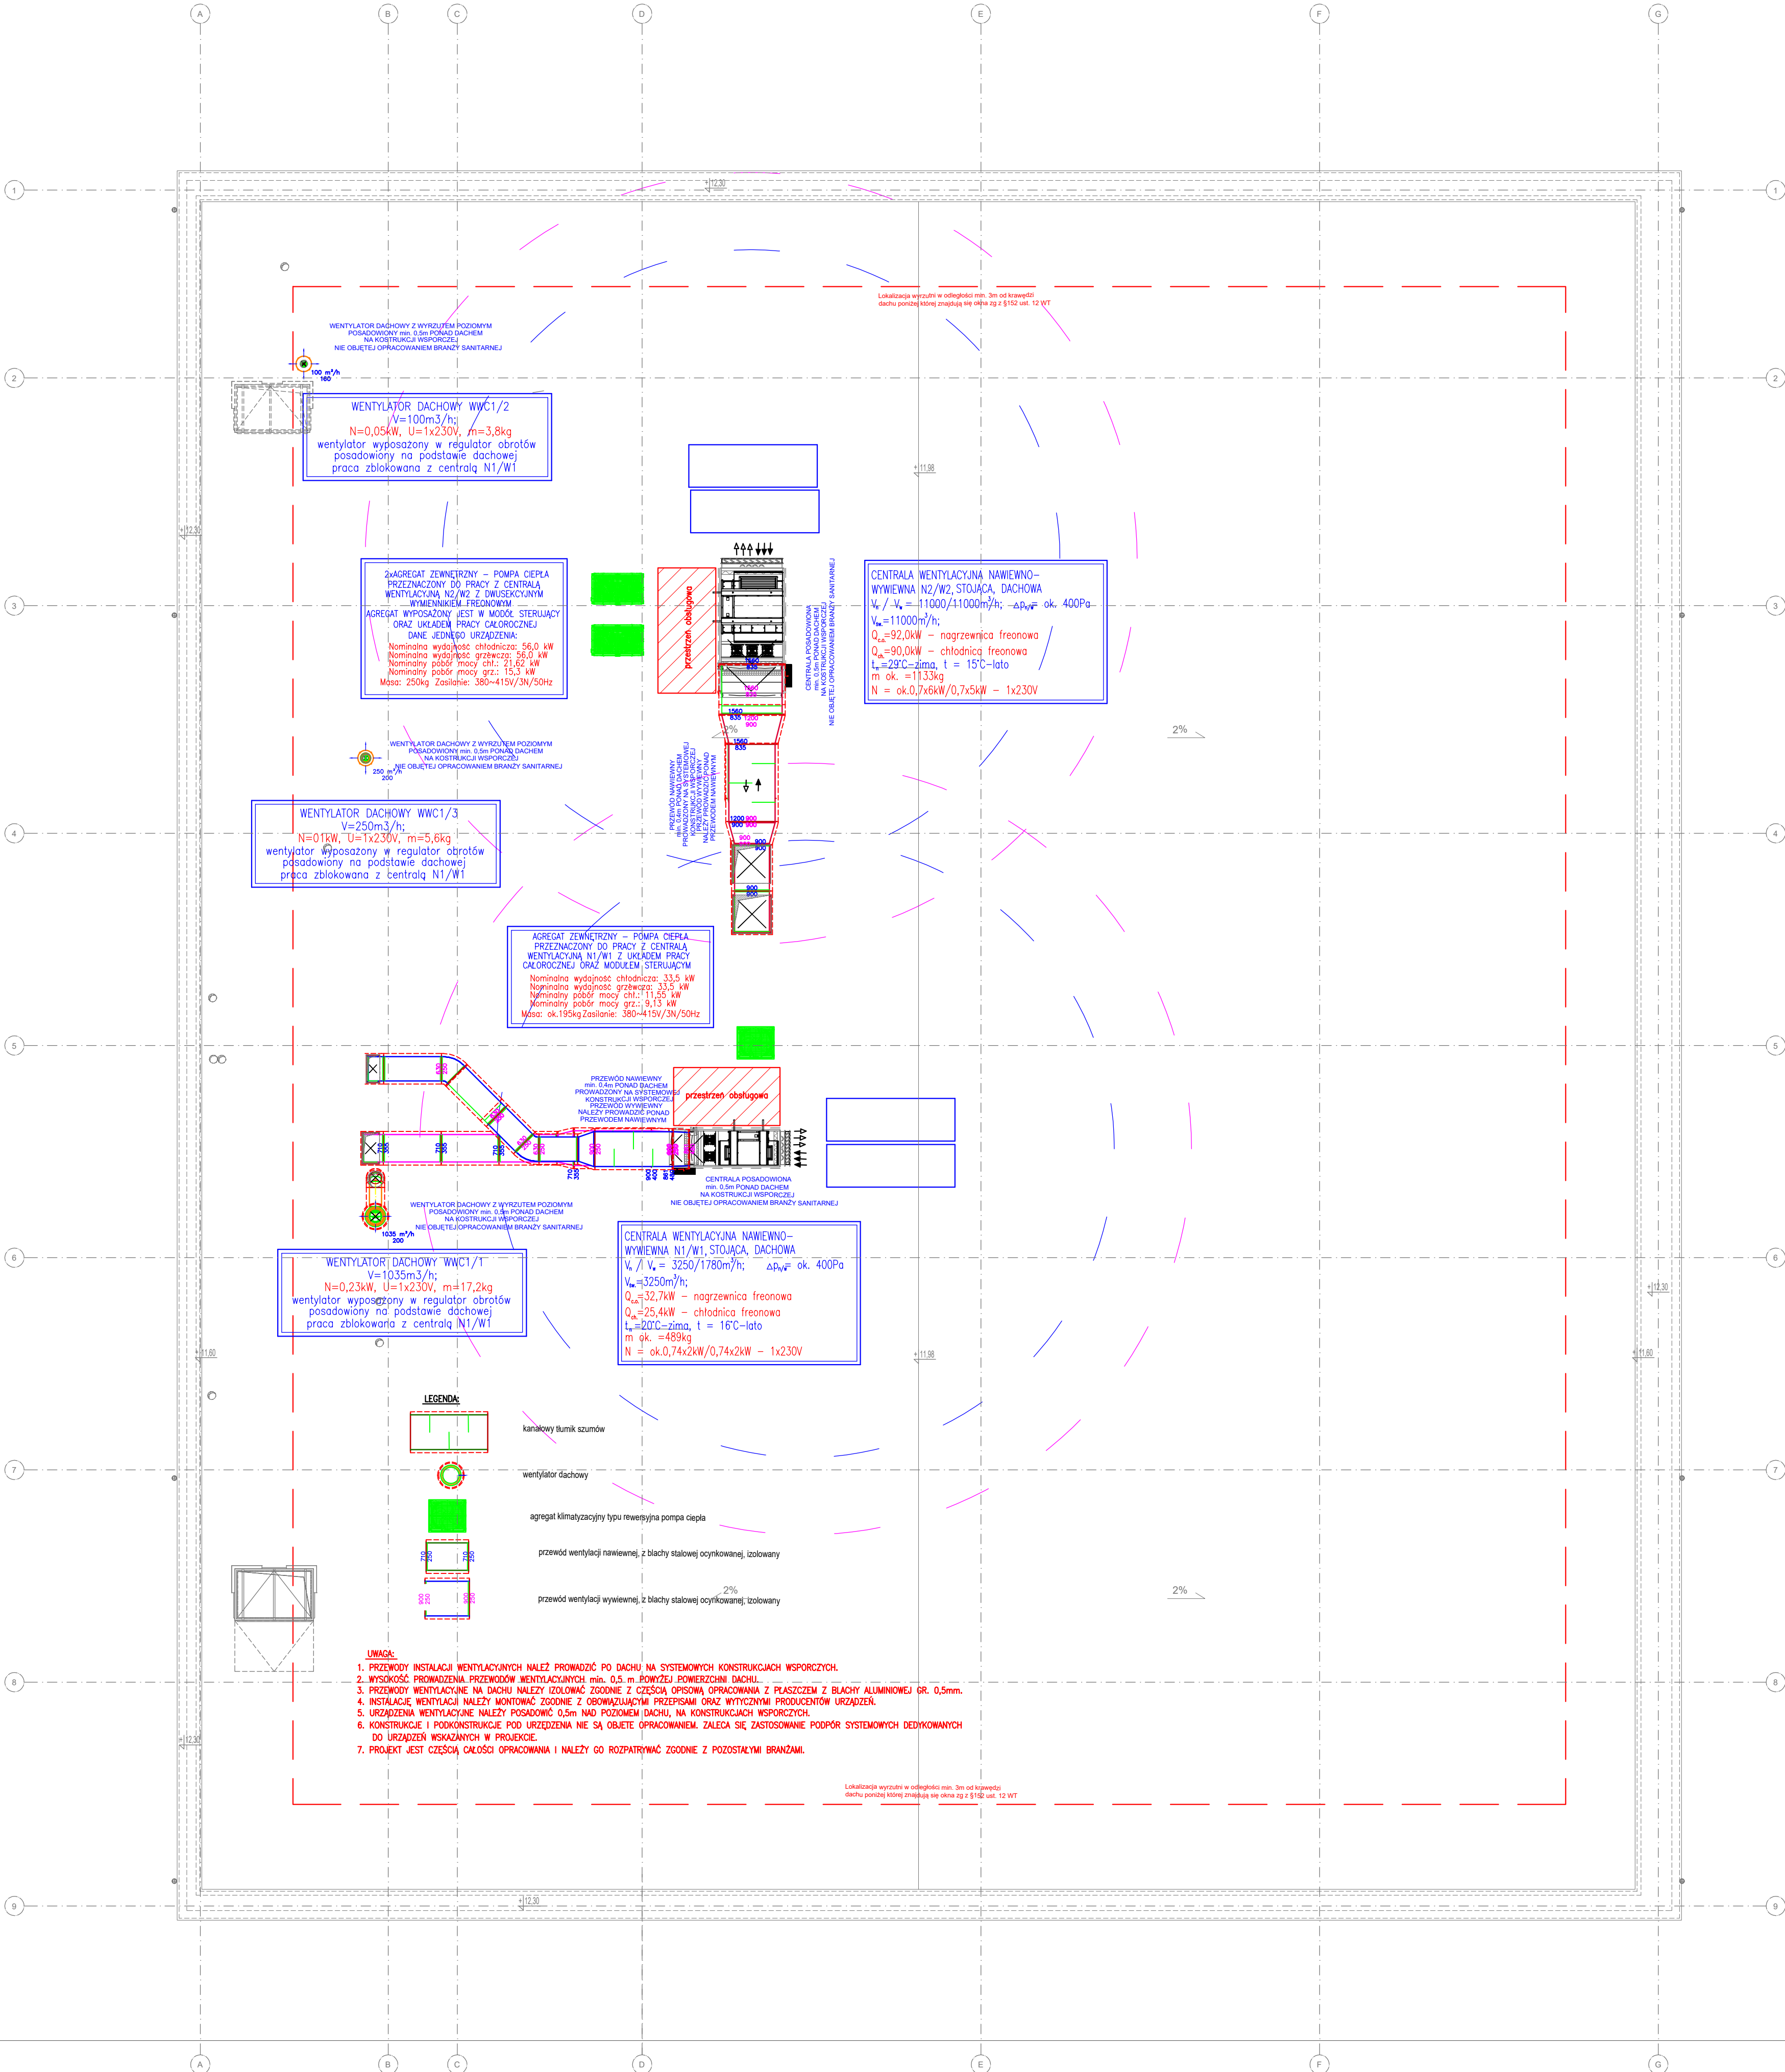

Przedmiotowy projekt (zawierający architektoniczny) jest chroniony prawem autorskim zgodnie z Ustawą nr 51 z dnia 04.05.1994. O prawie autorskim prawach pokrewnych" (Dz.U. z 2020, poz.290) WZKŁADAM AUTORSKIE PRAWA OSOBISTE DOT. TEGO PROJEKTU I RYSUNKU NALEŻĄ DO IDEA KAROL STARSKI. PRAWA IDEALNA KAROL STARSKI PRZECHODZI NA INWESTORA CAŁOŚĆ AUTORSKICH PRAW MAJĄTKOWYCH DOT. TEGO PROJEKTU I RYSUNKU

Investor:
Gmina Chelm
ul. Główna 18
22-100 Policzna

Nazwa Inwestycji:
Budowa budynku szkoły i budynku hali sportowej wraz z infrastrukturą towarzyszącą

Adres Inwestycji:
msc. Oksów, przy ul. Szkolnej
pow. chełmski, woj. lubelskie
Odcg. 0043 Oksów Kolonia
Numery działek ewidencyjnych: 1491, 1492

4idea BIURO PROJEKTOWE					Karol Starski ul. Żłota 15A/15, 25-015 Kołbe, tel. 510 032 264 e-mail: 4idea@4idea.pl	
Faza Projektu: Projekt techniczny					Nr rys. 12.20.05	
Temat Rysunku: Budynek 2 - rzut dachu - instalacja mechaniczna						
Funkcja i zakres		Projektant	Numer Uprawnień	Data	Podpis	
Projektant		mgr inż. Marcin Kochel	SWK0123/P003/07			
Opracowujący		mgr inż. Aleksandra Groganysz				
Opracowujący		mgr inż. Krzysztof Kufaj				
mgr inż. Jolita Kuc						
Opracowujący		mgr inż. Katarzyna Białasiewicz-Orzech				
mgr inż. Marcin Groganysz						
Sprawdzający		mgr inż. Lukasz Marchut	SWK0087/PWS/23			

Rew.: 0 Skala: 1:100 Branża: SANITARNIA Nr rys. WM-01