



RZUT I PIĘTRA
INSTALACJA WENTYLACJI MECHANICZNEJ
skala 1:100

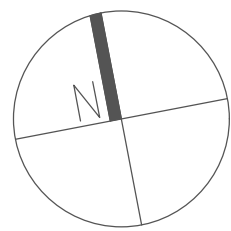

RZUT I PIĘTRA
Skala 1:100

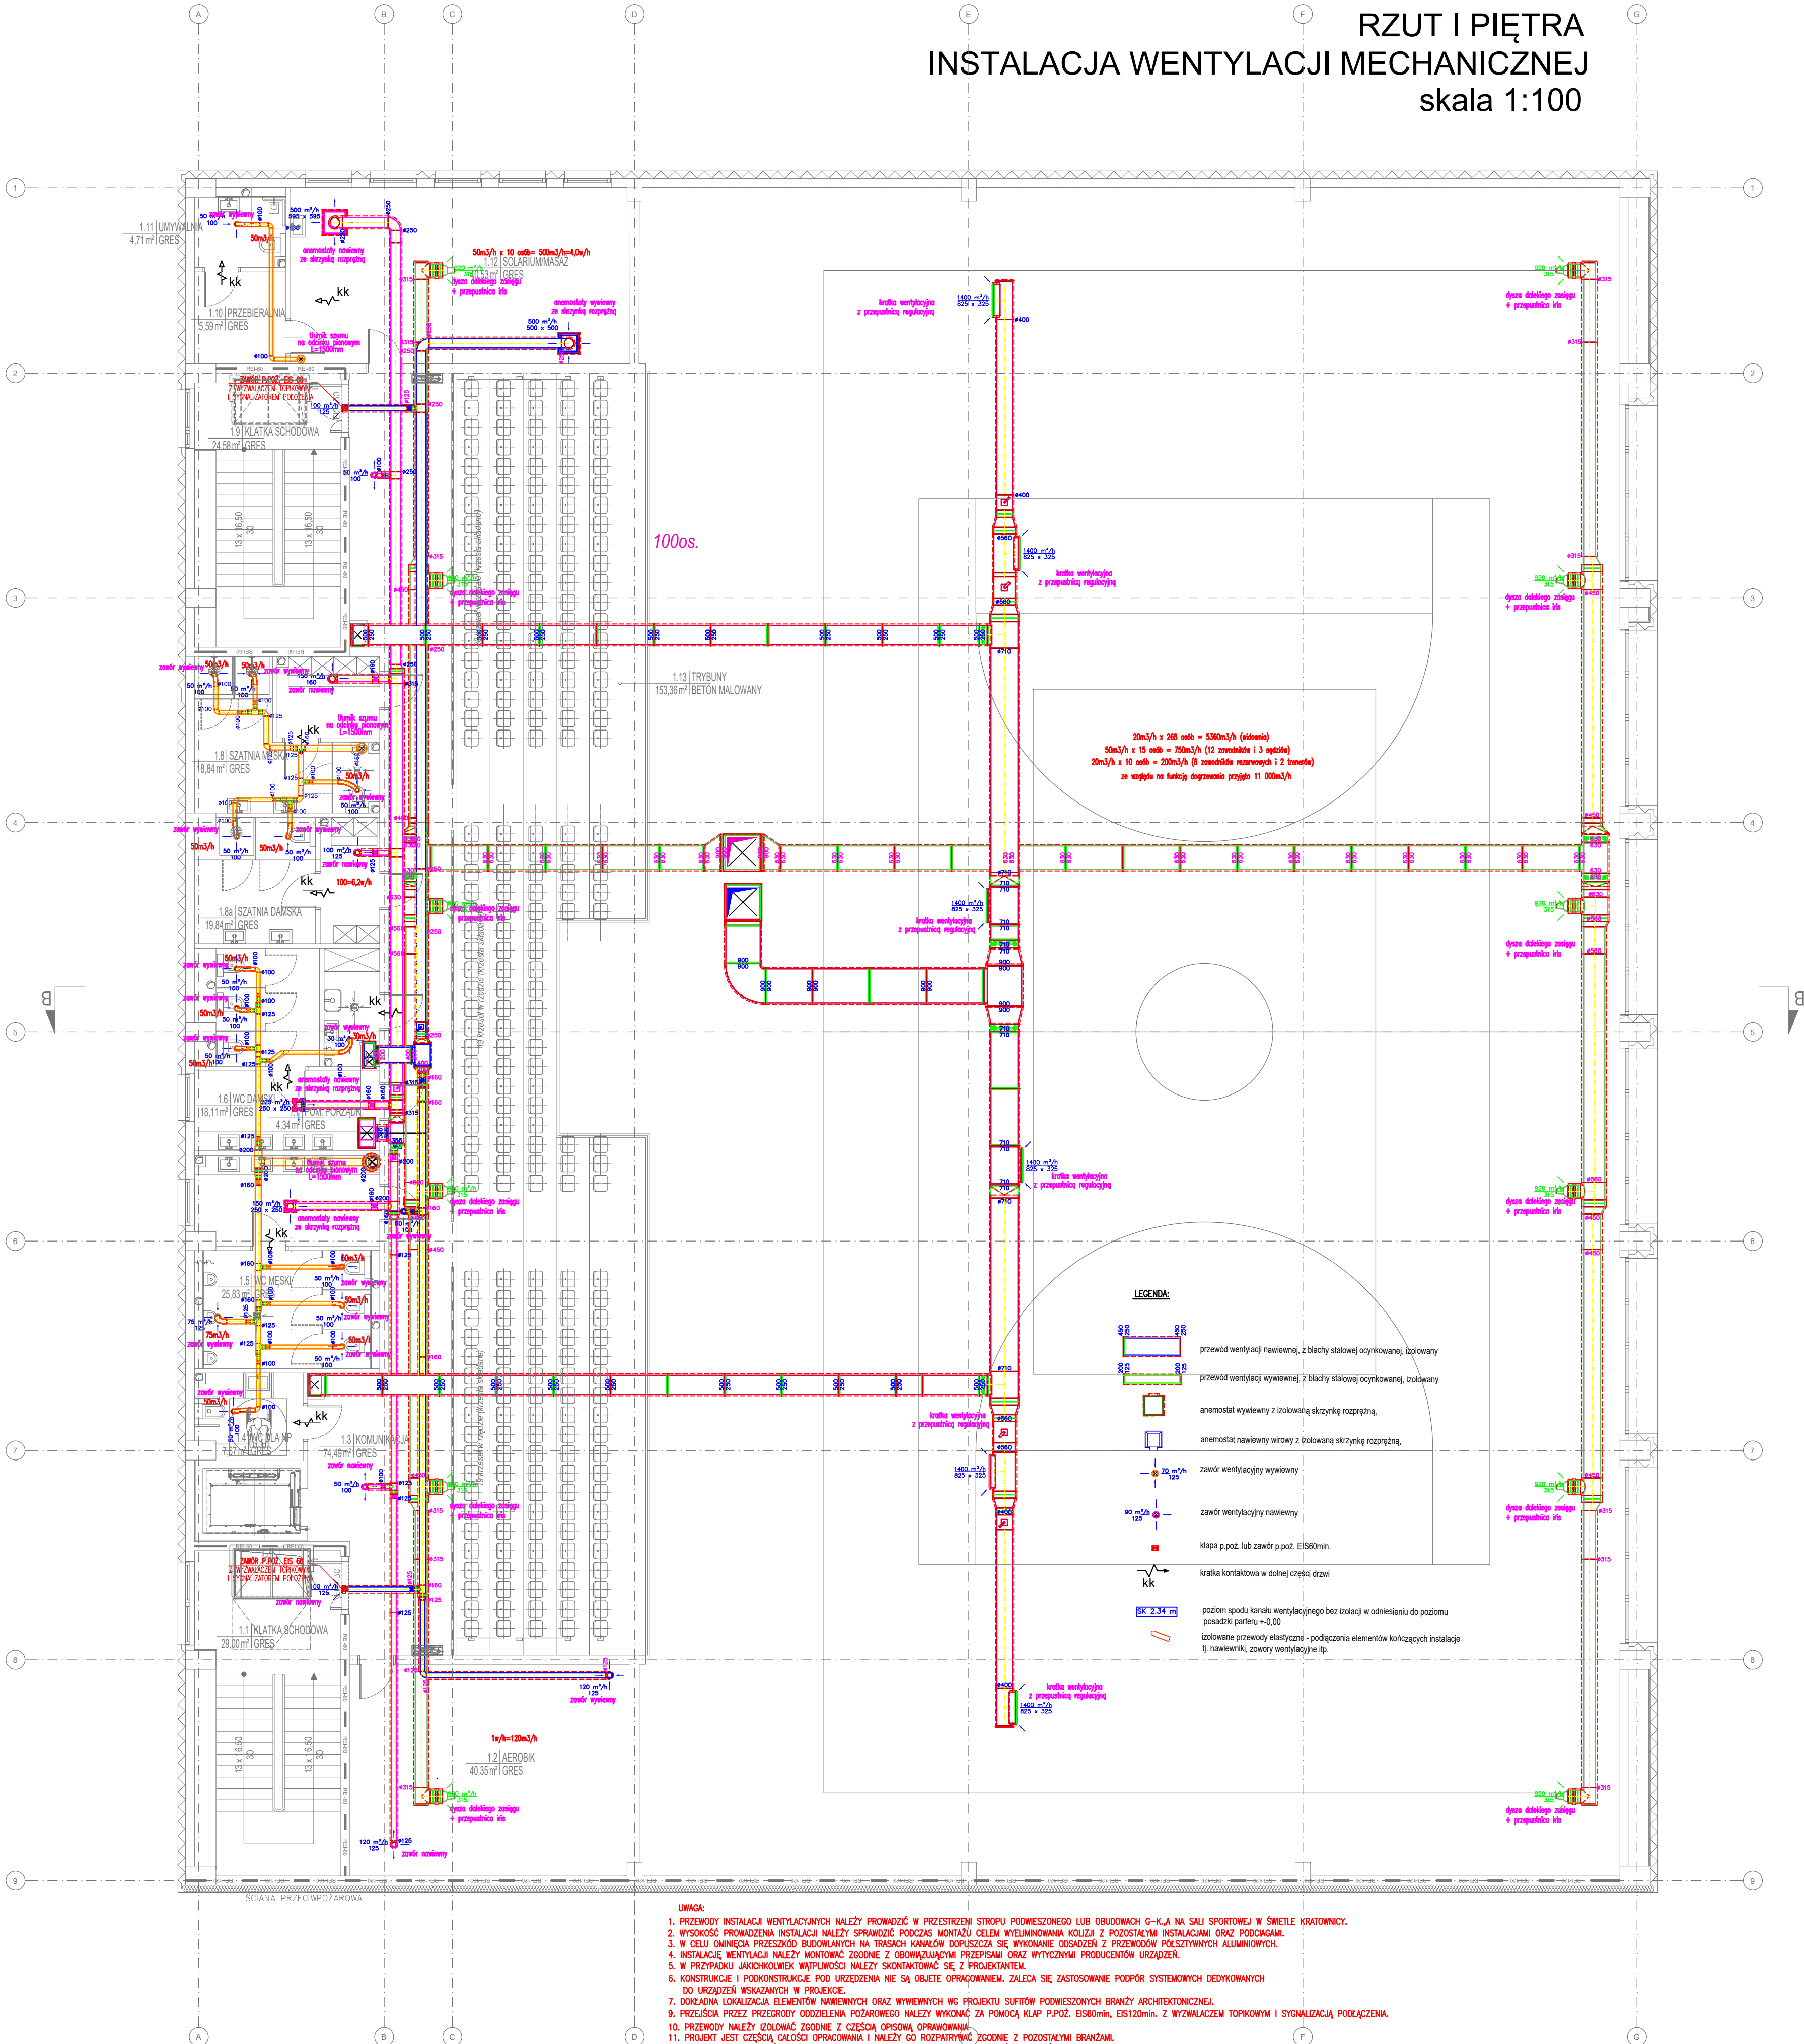

- UWAGA:
- PRZEWODY INSTALACJI WENTYLACYJNYCH NALEŻY PROWADZIĆ W PRZESTRZENI STROPU PODWIESZONEGO LUB OBUDOWACH G-K-A NA SALI SPORTOWEJ W ŚWIECLE KRATOWNICY.
 - WYSOKOŚĆ PROWADZENIA INSTALACJI NALEŻY SPRAWDZIĆ PODCZAS MONTAŻU CELEM WYELIMINOWANIA KOLIZJI Z POZOSTALYMI INSTALACJAMI ORAZ PODCIAGAMI.
 - W CELU OMINIĘCIA PRZESZKÓD BUDOWLANYCH NA TRASACH KANAŁÓW DOPUSZCZA SIĘ WYKONANIE OSADZEŃ Z PRZEWODÓW PRZESTYNYCH ALUMINIOWYCH.
 - INSTALACJE WENTYLACJI NALEŻY MONTOWAĆ ZGODNIE Z BROWAZUJĄCYMI PRZESZKADAMI ORAZ WYTYCZNYMI PROJEKTANTÓW URZĄDZEŃ.
 - W PRZYPADKU JAKICHKOLWIEK WĄTPLIWOŚCI NALEŻY SKONTAKTOWAĆ SIĘ Z PROJEKTANTEM.
 - KONSTRUKCJE I PODKONSTRUKCJE POD URZĘDZENIA NIE SĄ OBJĘTE OPRACOWANIEM. ZALECA SIĘ ZASTOSOWANIE PODPÓR SYSTEMOWYCH DEDYKOWANYCH DO URZĄDZEŃ WSKAZANYCH W PROJEKcie.
 - DOKŁADNA LOKALIZACJA ELEMENTÓW WNIEMNIENYCH ORAZ WYNIEMNIENYCH WG PROJEKTU SUFITÓW PODWIESZONYCH BRANŻY ARCHYTEKTONICZNEJ.
 - PRZESŁONIA PRZEZ PRZEGRODY ODOZIELENIA POŻAROWEGO NALEŻY WYKONAĆ ZA POMOCĄ KLAP P.POŻ. EI50min, EI120min, Z WYŁĄCZNIEM TOPIKOWYM I SYGNALIZACJĄ PODCIĄŻENIA.
 - PRZEWODY NALEŻY IZOLOWAĆ ZGODNIE Z CZĘŚCIĄ OPISOWĄ OPRACOWANIA.
 - PROJEKT JEST CZĘŚCIĄ CAŁOŚCI OPRACOWANIA I NALEŻY GO ROZPATRYWAĆ ZGODNIE Z POZOSTALYMI BRANŻAMI.
 - W MIEJSCACH POŁĄCZEŃ INSTALACJI KANAŁOWEJ Z ELEMENTAMI ETASTYCZNYMI NALEŻY WYKONAĆ REWIZJE W OBUDOWACH.
 - DOTYCZY TO RÓWNIEŻ MIEJSC GDZIE WYTPYLAJĄ ELEMENTY REGULACYJNE, KLAPY P.POŻ., ORAZ REWIZJE KANAŁOWE.
 - PRZEPYSTY INSTALACJINE O ŚREDNICY WIĘKSZEJ NIŻ 0,04 M W ŚCIANACH I STROPACH NALEŻY USZCZELNIĆ NP. WELNĄ, BETONEM LUB MASĄ PRZECIWOPOŻAROWĄ DO ODPORNOŚCI EI60.

Przedmiotowy projekt (zawiera architektoniczny) jest chroniony prawem autorskim zgodnie z ustawą nr 83 z dnia 04.02.1994. O prawie autorskim prawach pokrewnych i t.d. z 2020r. poz.269/WISIELNIE AUTORSKIE PRAWA ODOBISTE DOT. TEGO PROJEKTU I WYKONANIA NALEŻA DO IDEA KAROL STARSKI FIRMA IDEA KAROL STARSKI PRZEKAZOŁ NA INWESTORA CAŁOŚĆ AUTORSKICH PRAW MAJĄTKOWYCH DOT. TEGO PROJEKTU I WYKONANIA

Investor:
Gmina Olsztyn
ul. Główna 18
22-100 Polkowice

Nazwa Inwestycji:
Budowa budynku szkoły i budynku hali sportowej wraz z infrastrukturą towarzyszącą

Adres Inwestycji:
msc. Olsztyn, przy ul. Szkolnej
pow. olsztyński, woj. lubelskie
Olsztyn 04-03 Olsztyn
Numer działek ewidencyjnych: 1491, 1492

4idea
BIURO PROJEKTOWE
Karol Starski
ul. Żołta 15/15, 25-015 Kielce
tel. 510 032 254
e-mail: 4idea@4idea.pl

Faza Projektu: Projekt techniczny
Temat Rysunku: Budynek 2 - rzut i piętro - inst. wentylacji mechanicznej

Funkcja i zakres	Projektant	Numer Uprawnień	Data	Podpis
Projektant	mgr inż. Marcin Kuchel	SWK0123/POD0107		
Opracowujący	mgr inż. Aleksandra Szczęsna			
Opracowujący	mgr inż. Krzysztof Kujawa			
Opracowujący	mgr inż. Jakub Kuc			
Opracowujący	mgr inż. Katarzyna Chmielowska			
Opracowujący	mgr inż. Marcin Kuchel			
Sprawdzający	mgr inż. Łukasz Marchut	SWK0087/PWS023		

Rew.: 0 Skala: 1:100 Branża: SANTARIA Nr rys: WM-02